


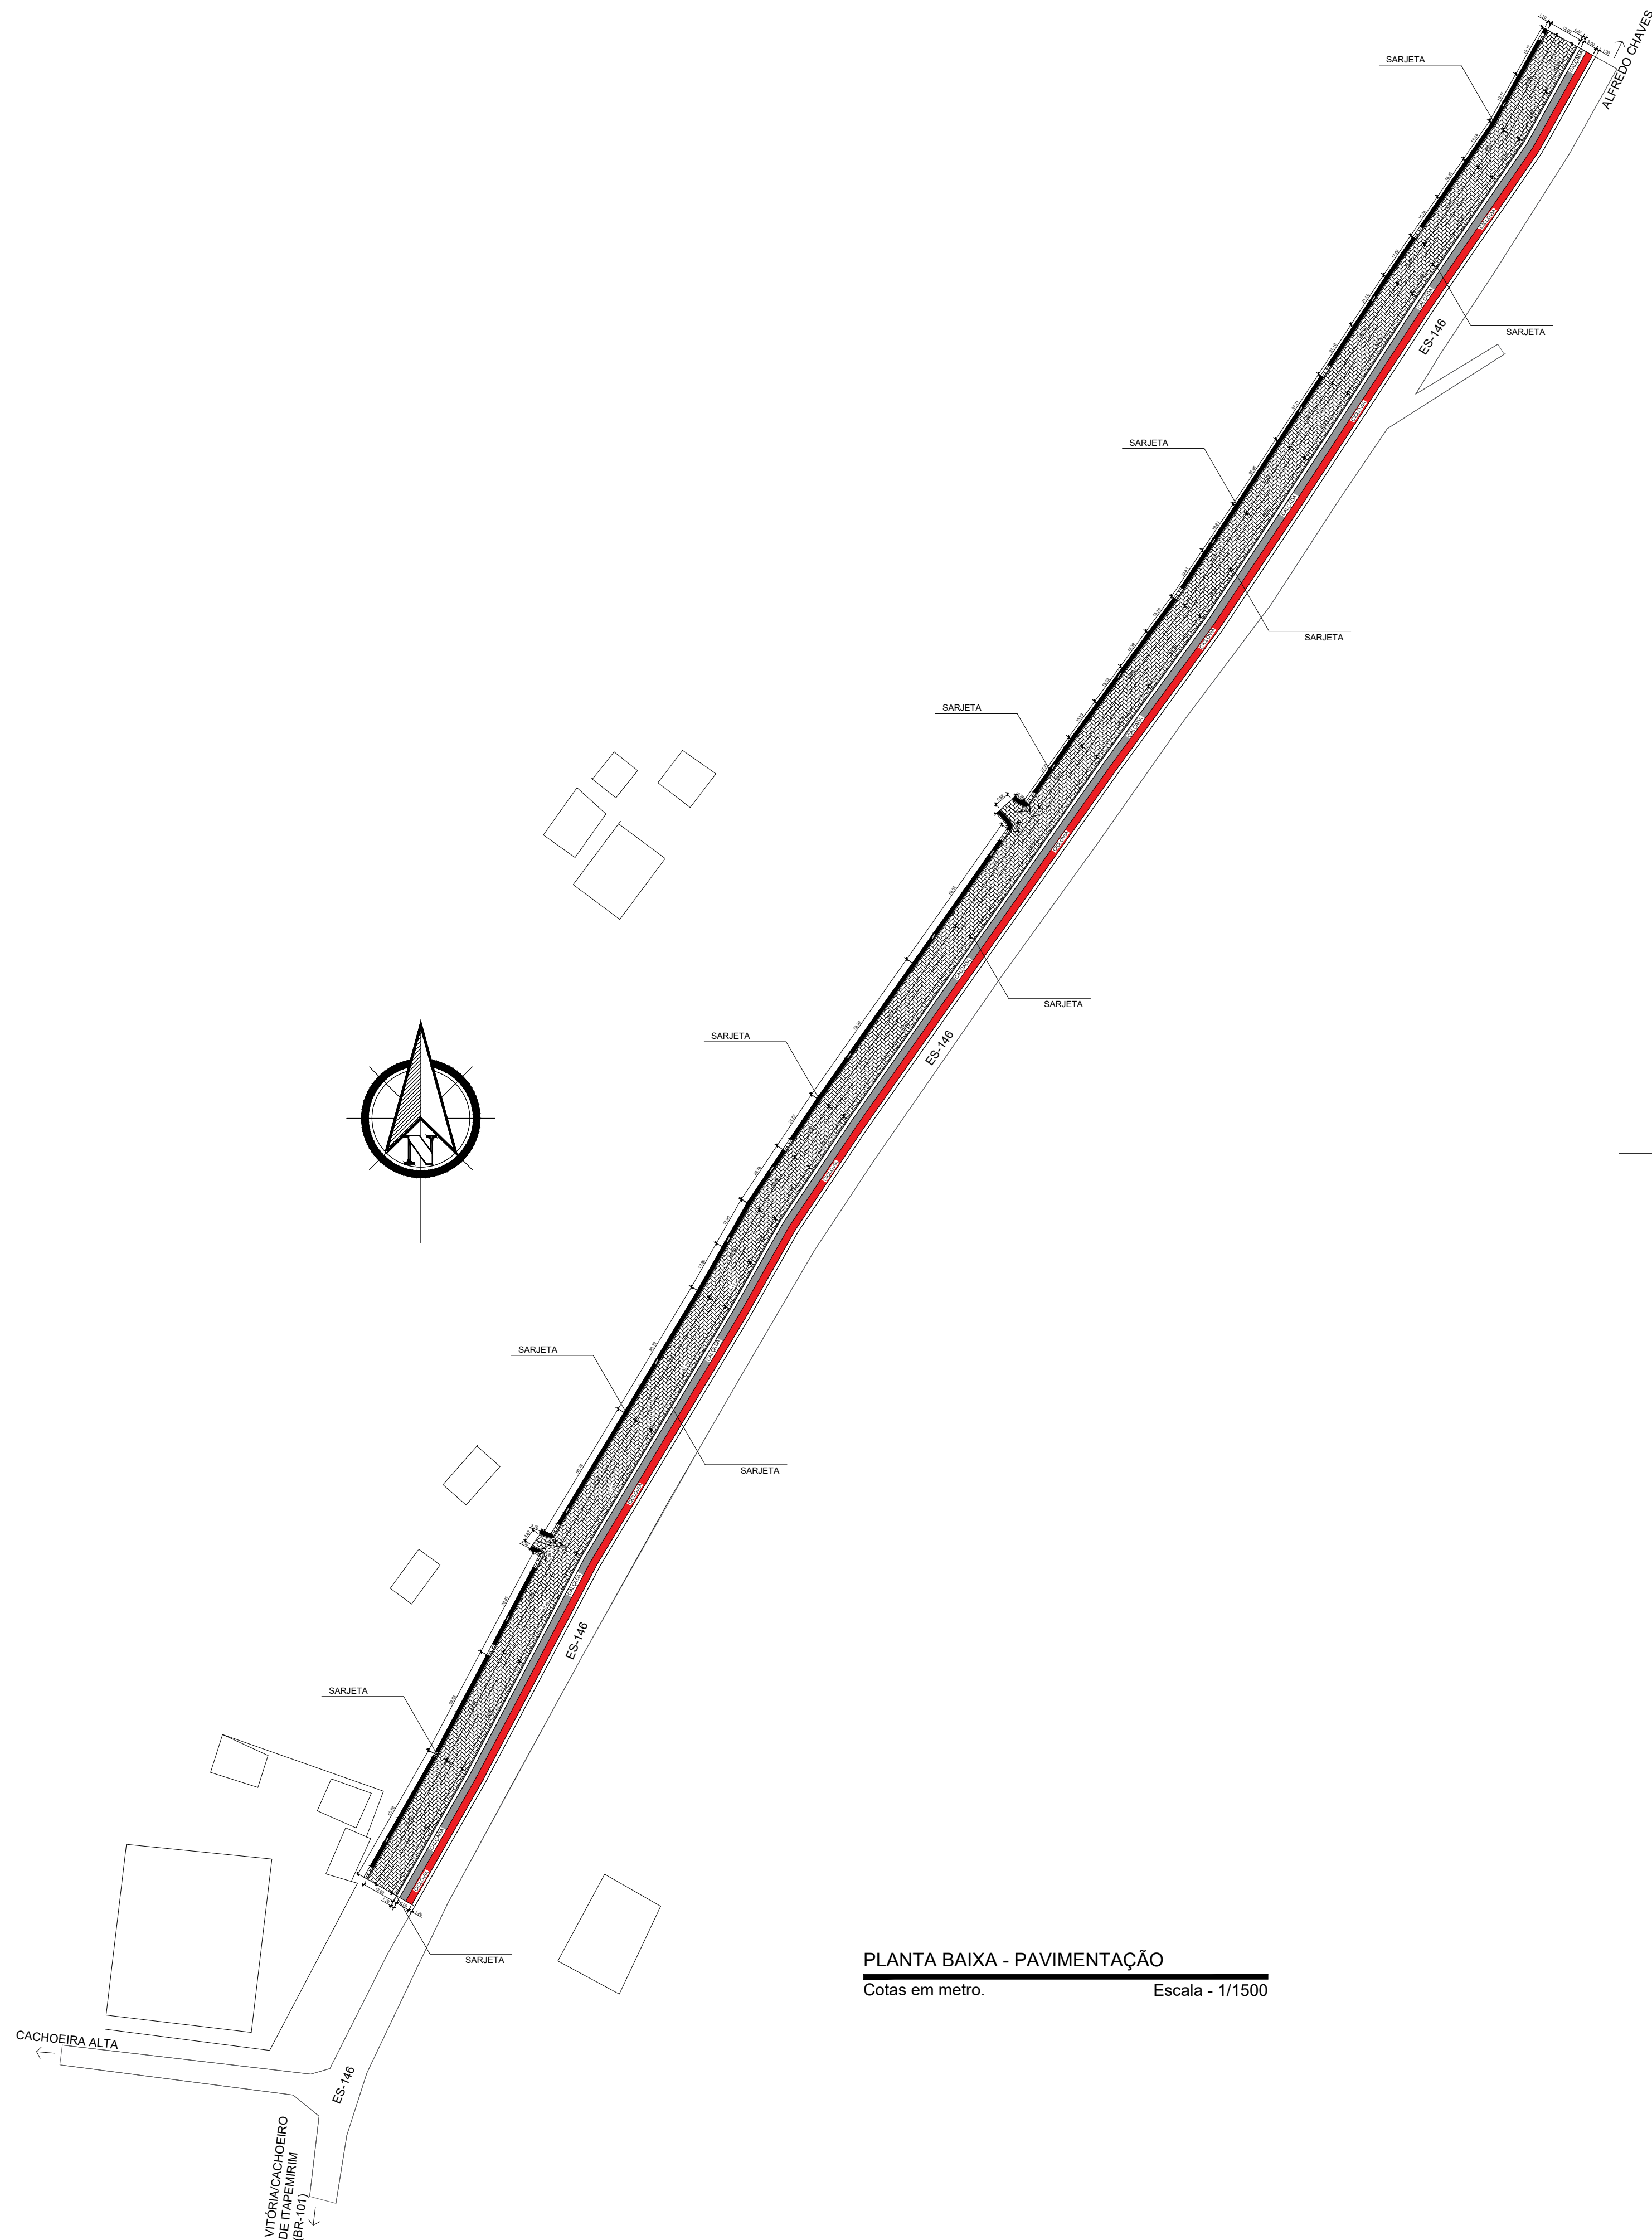


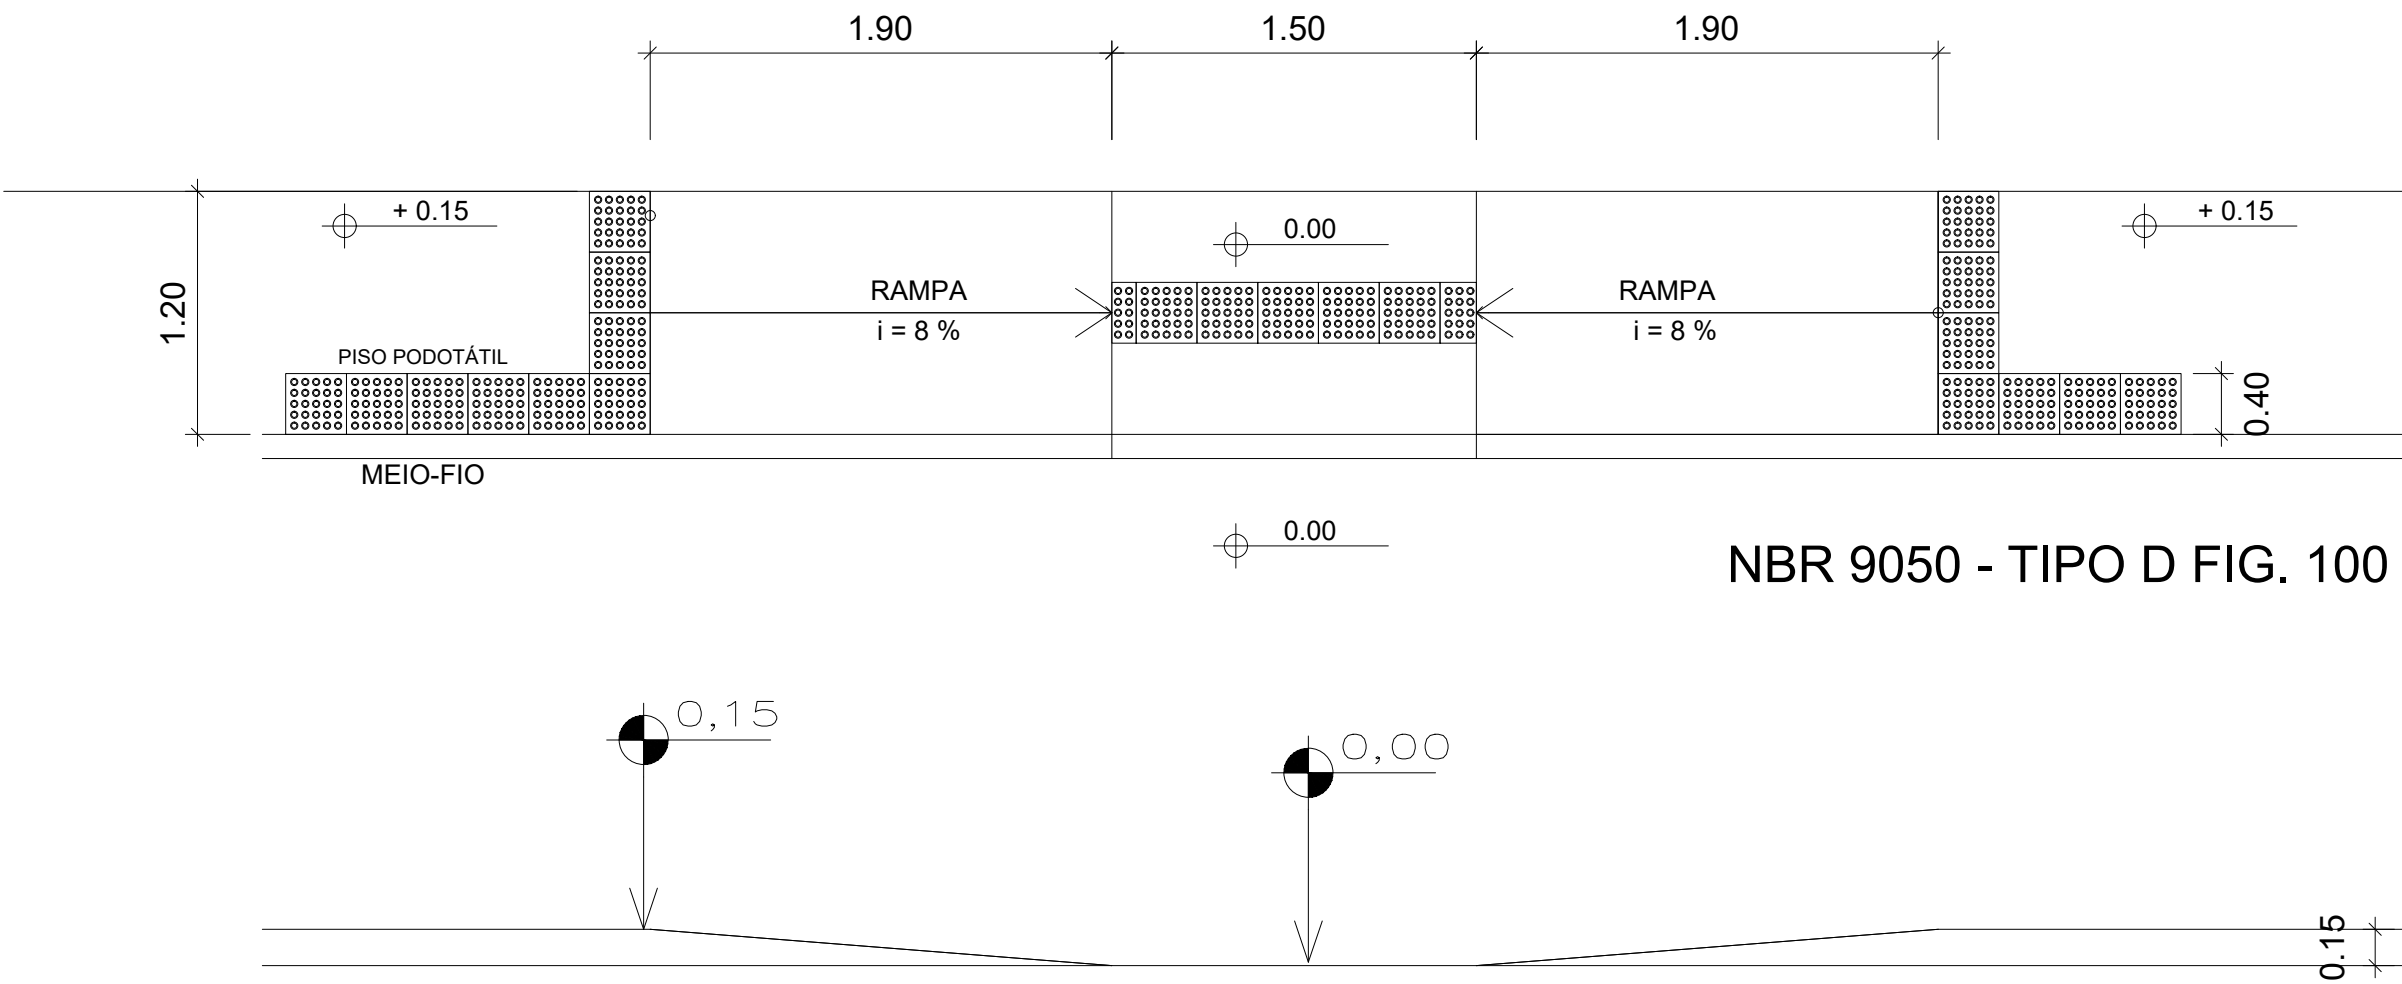

PLANTA BAIXA - PAVIMENTAÇÃO
Cotas em metro. Escala - 1/1500

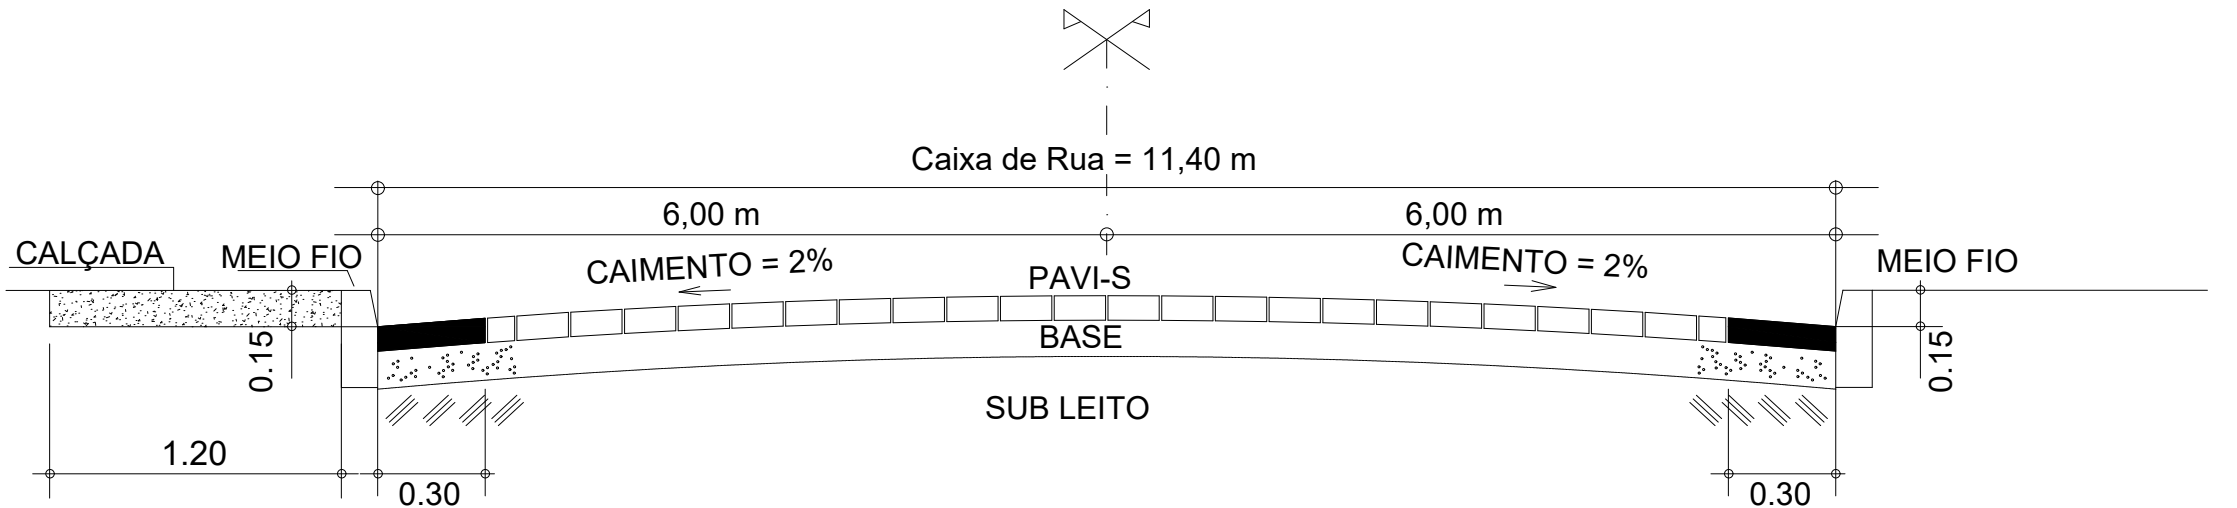

NBR 9050 - TIPO D FIG. 100

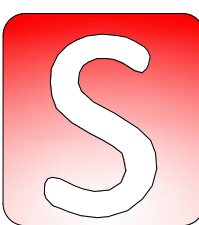

CONTEÚDO:
PLANTA BAIXA - PAVIMENTAÇÃO
SEÇÃO TRANSVERSAL



PREFEITURA MUNICIPAL DE ALFREDO CHAVES
ESTADO DO ESPÍRITO SANTO

TÍTULO
ELABORAÇÃO DE PROJETO BÁSICO E EXECUTIVO PARA
PAVIMENTAÇÃO E DRENAGEM DE VIA AS MARGENS DA ES 146
E CICLOVIA - ALFREDO CHAVES - ES.



PROJETO
PROJETO DE PAVIMENTAÇÃO

ESCALA INDICADA
OUTUBRO/2023

PREFEITO MUNICIPAL
FERNANDO VIDEIRA LAFAYETTE


RESP. TÉCNICO
GERALDO BRUNORO ESTEVES
ENGENHEIRO CIVIL E ELETROTÉCNICO - CREA ES 33738/D

	PARADA OBRIGATORIA
	VELOCIDADE MAXIMA DA VIA 20km/h

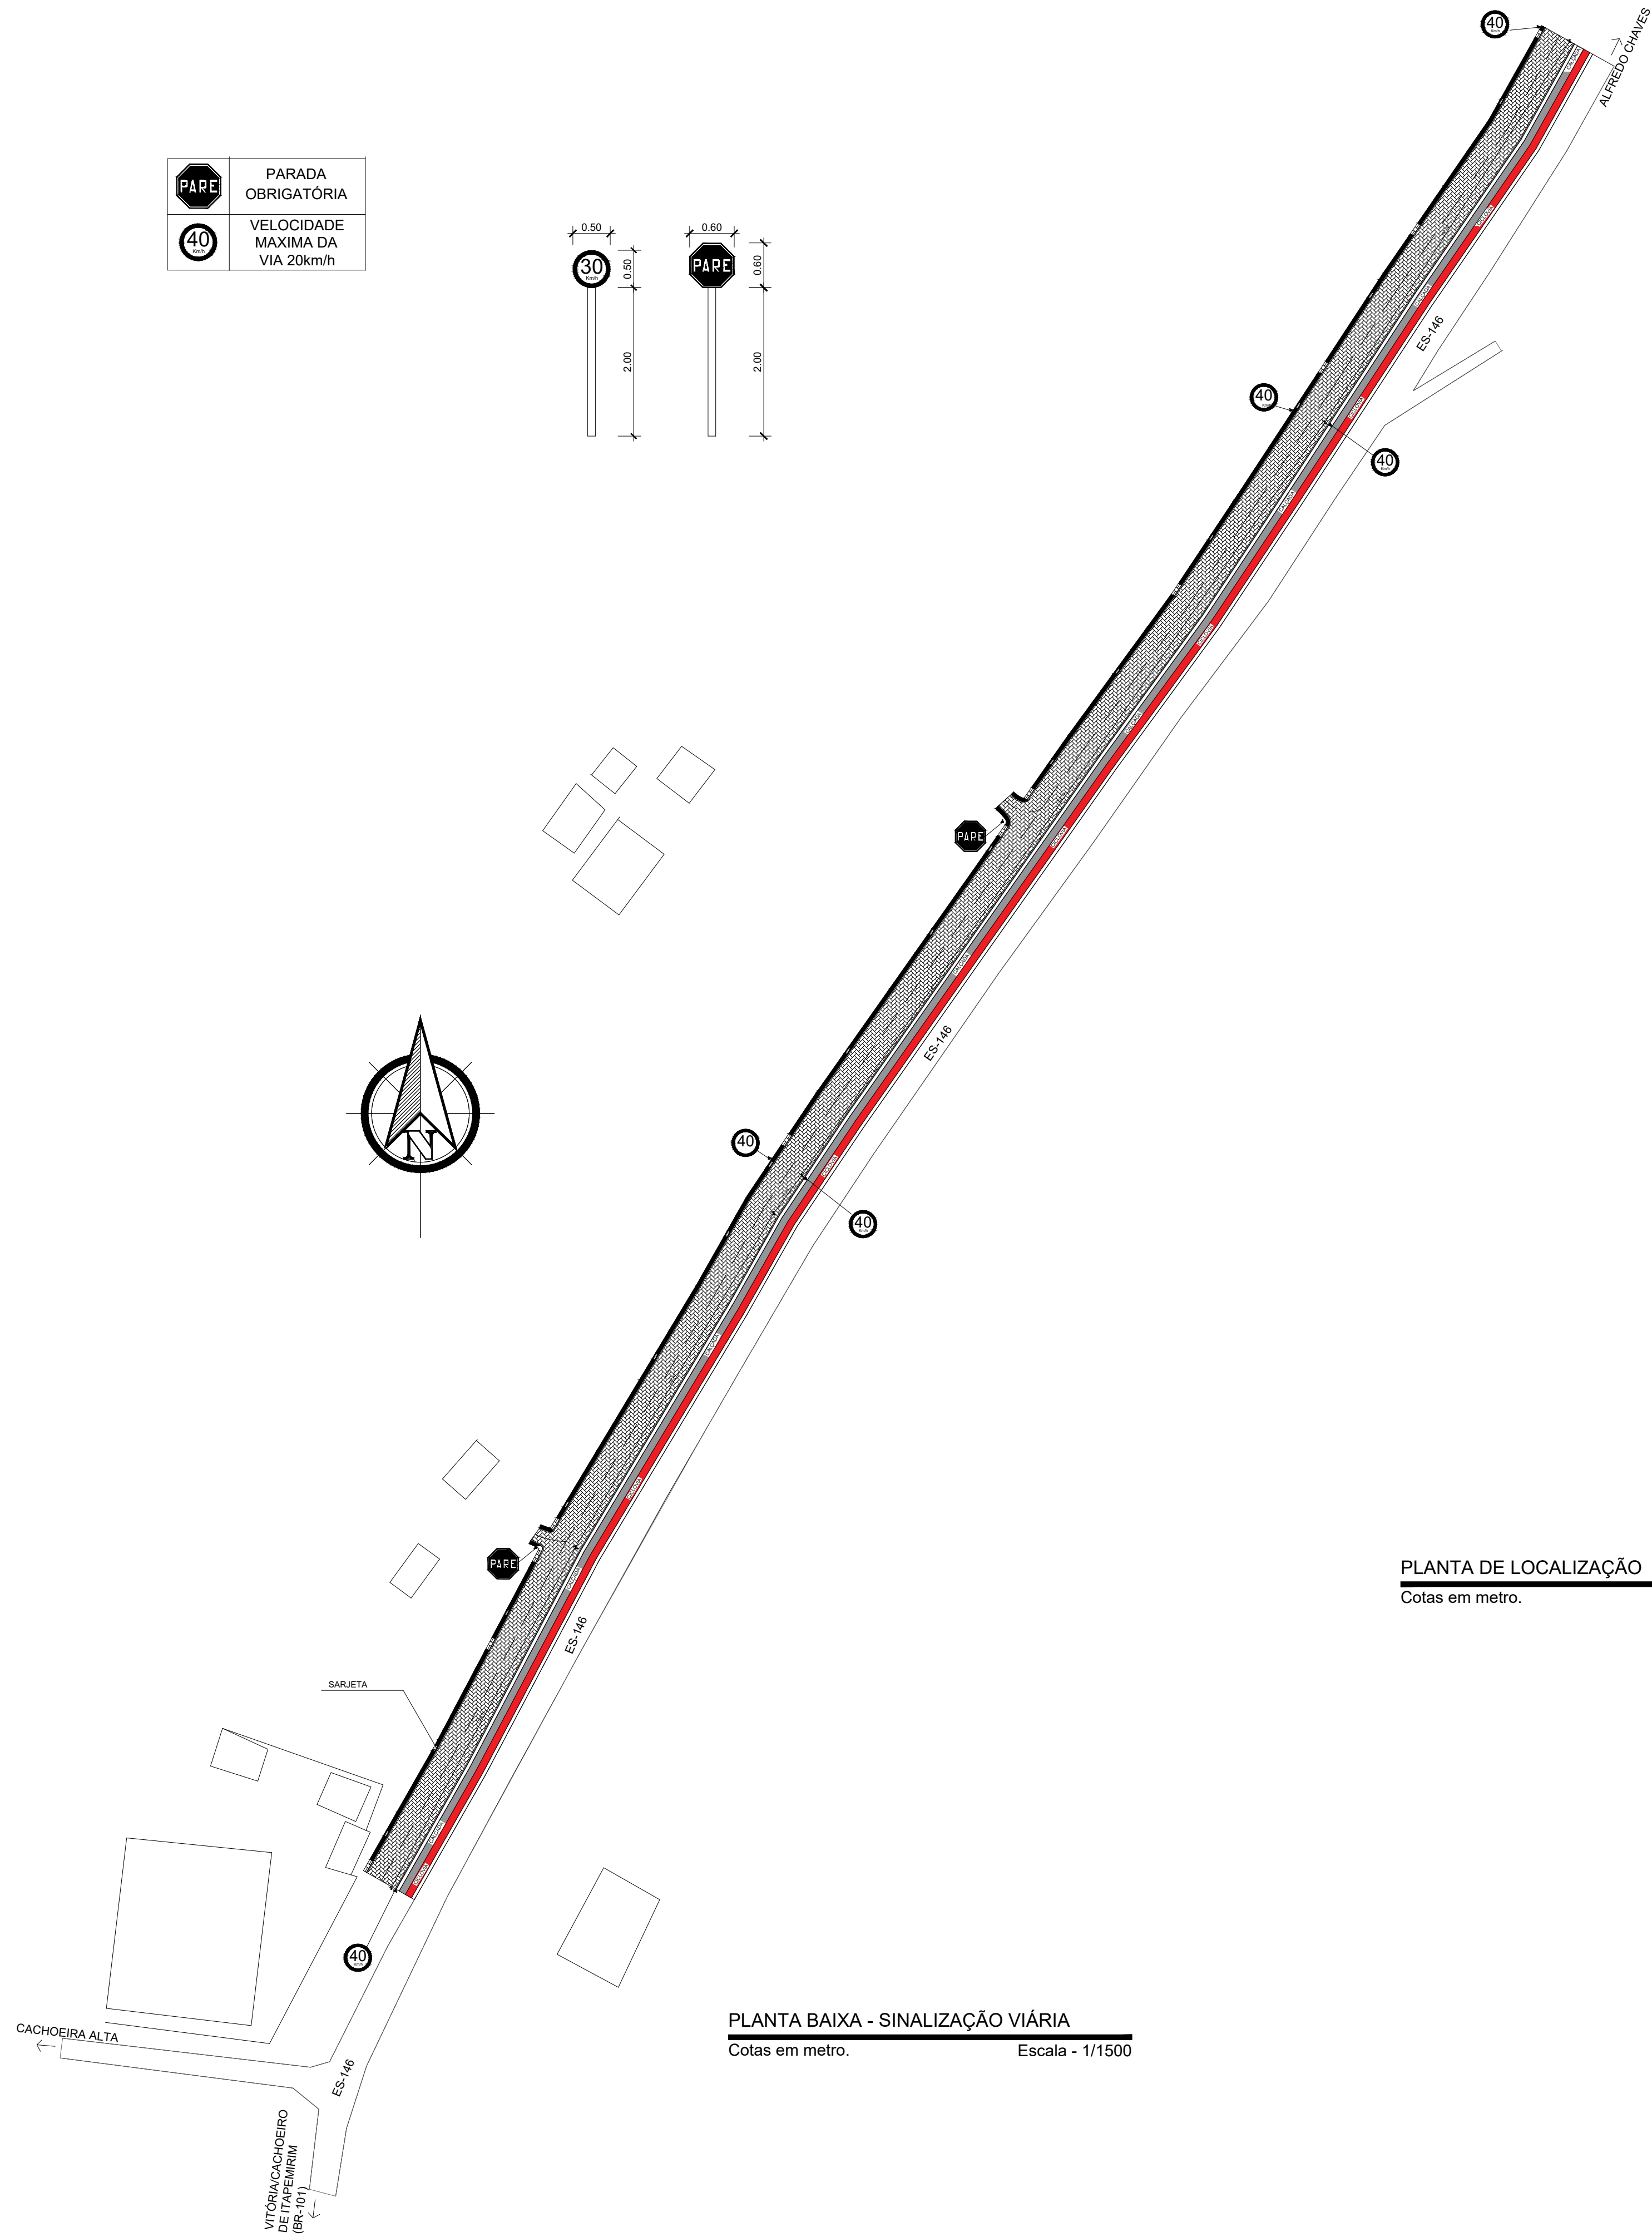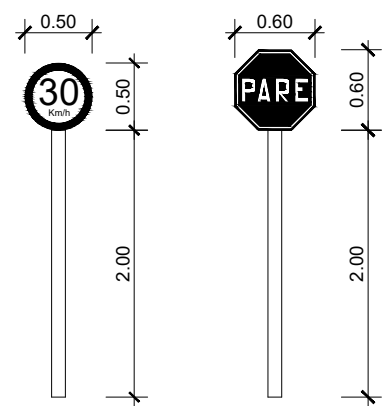

PLANTA DE LOCALIZAÇÃO
Cotas em metro. Escala - 1/2500

PLANTA BAIXA - SINALIZAÇÃO VIÁRIA
Cotas em metro. Escala - 1/1500

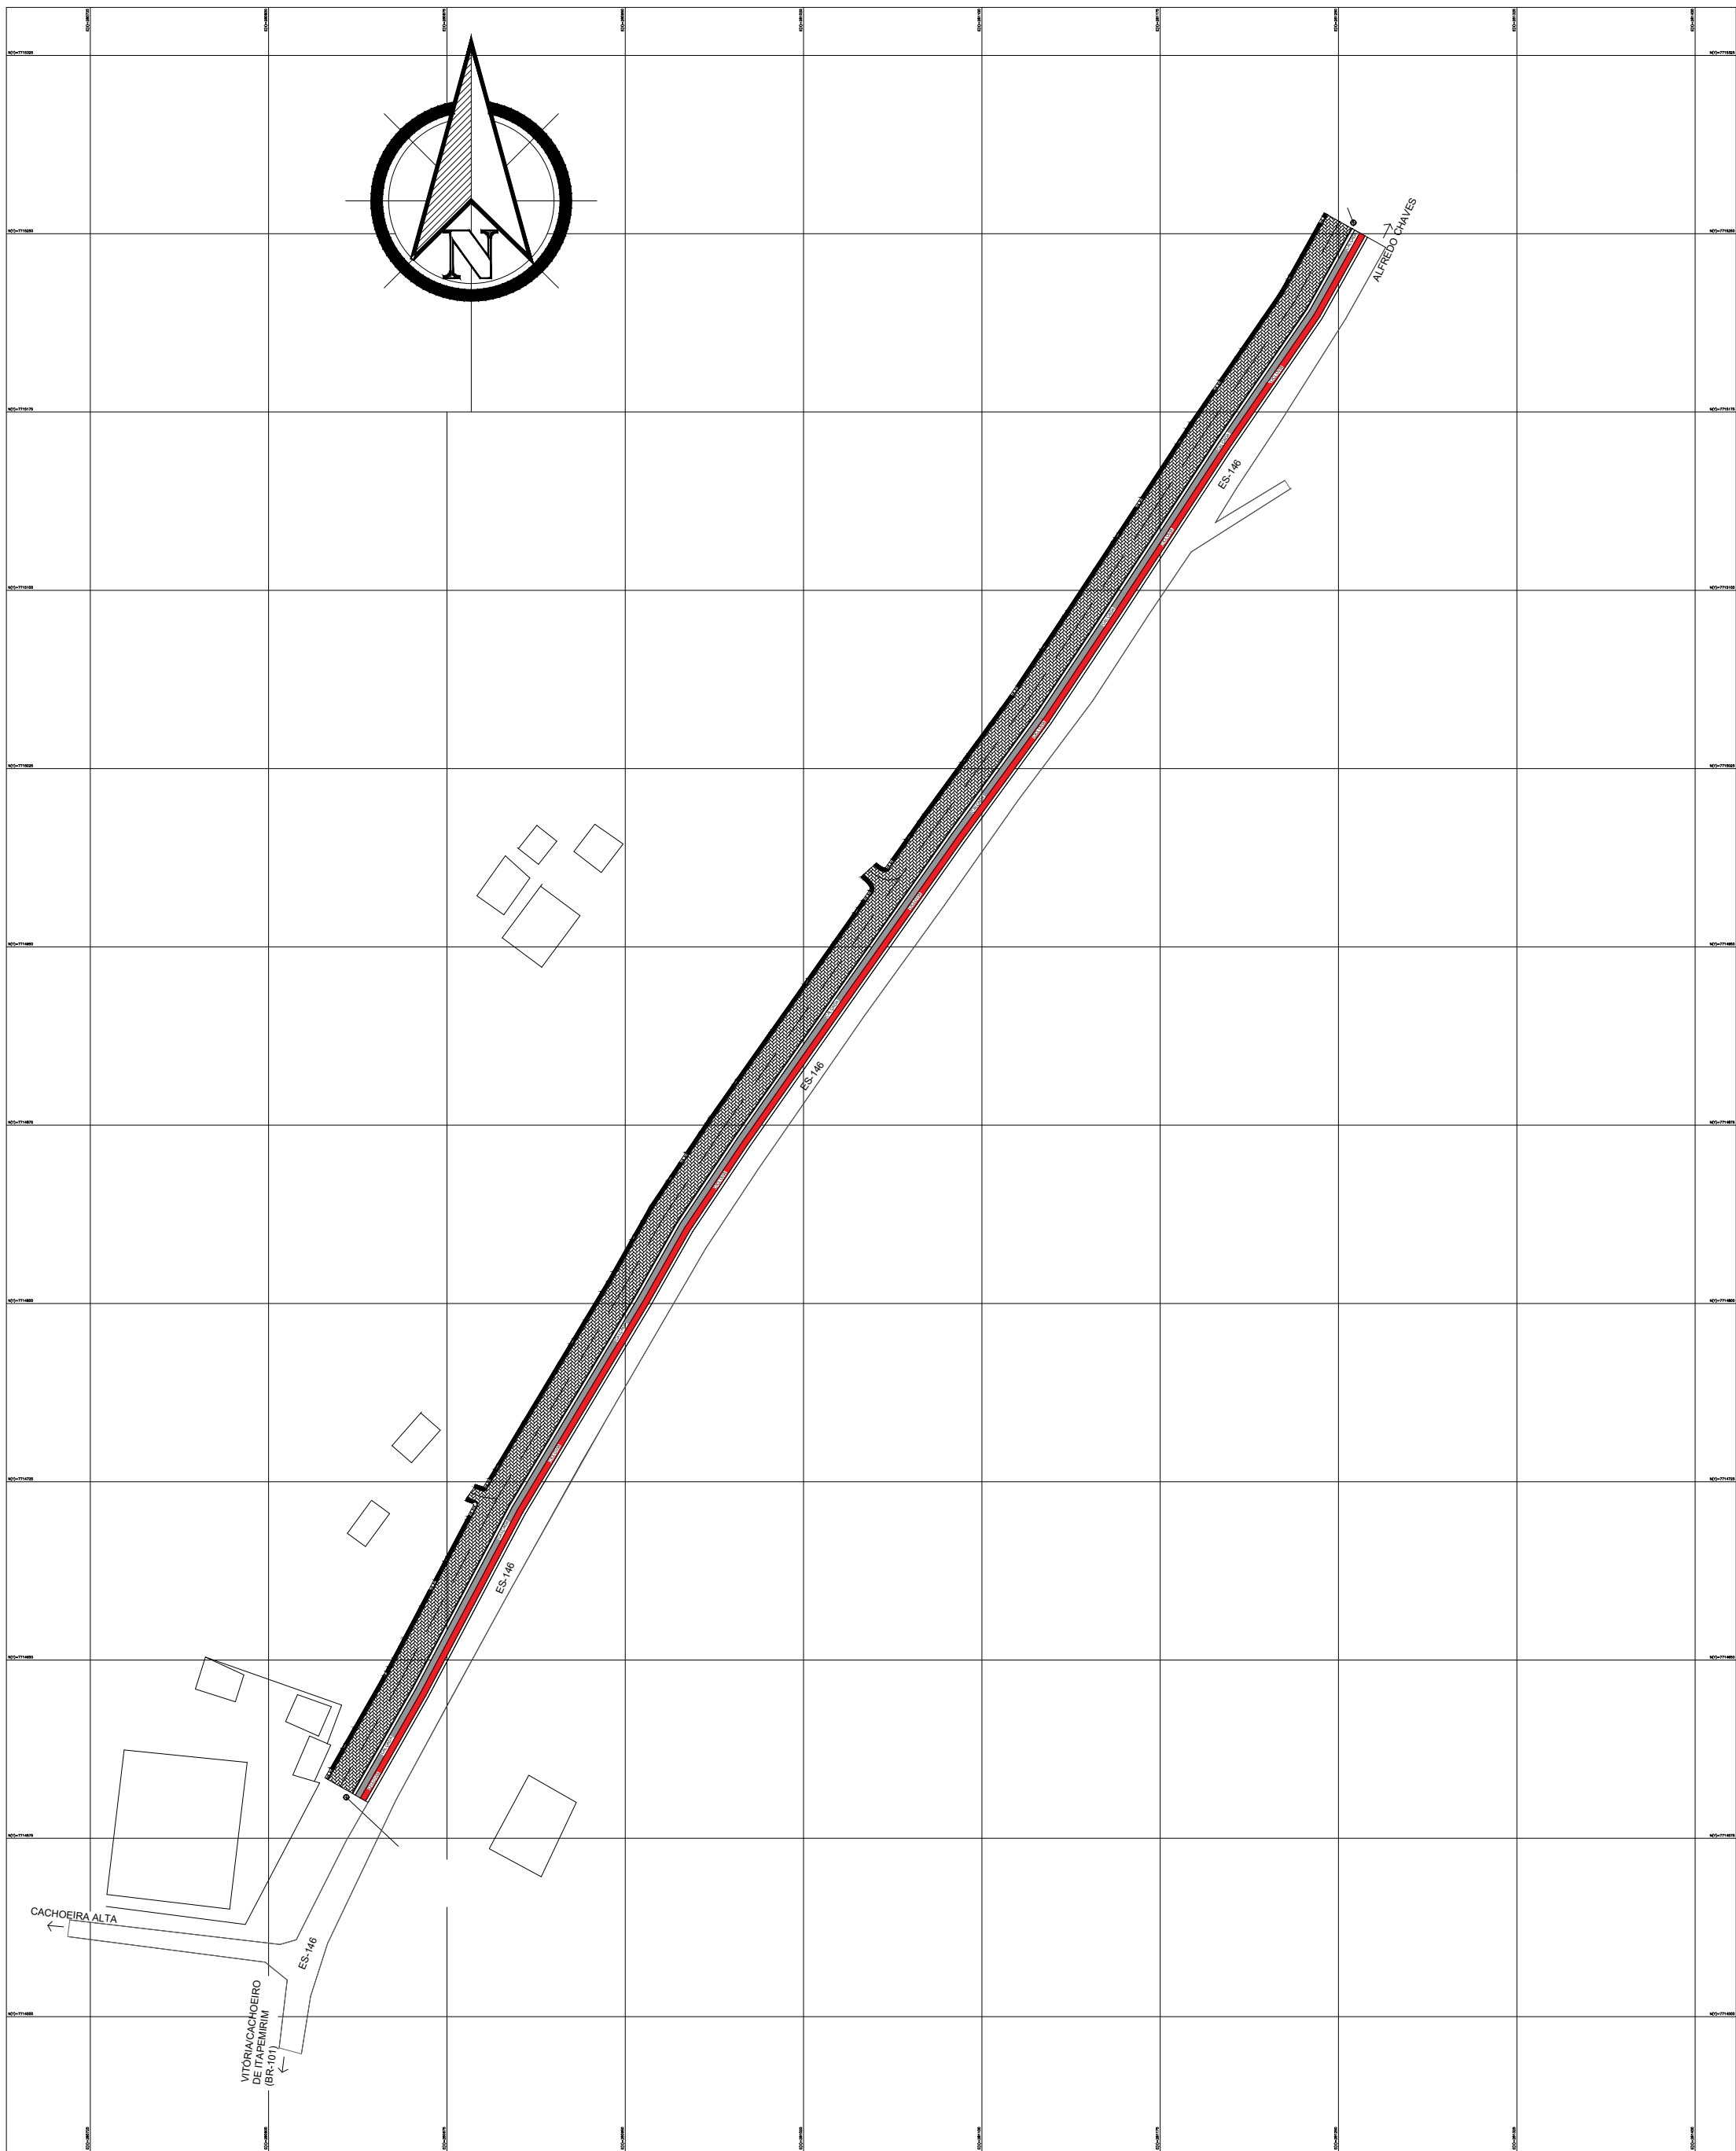

Geraldo Brunoro Esteves
ENGº. Civil, ENGº. de Sep. de Trabalho
e Eletrotécnico
CREA ES - 33738/D

SÓLIDA
Consultoria, Engenharia e Serviços
Endereço: Av. Getúlio Vargas, nº 1170, Sala 01, Centro, Alfredo Chaves-ES, CEP 29.240-000 Tel.: (31) 3269-1889 / (31) 99889-4876 E-mail: es.solda@gmail.com

CONTEÚDO:
PLANTA BAIXA - SINALIZAÇÃO VIÁRIA
DETALHE PLACAS
PLANTA DE LOCALIZAÇÃO



PREFEITURA MUNICIPAL DE ALFREDO CHAVES
ESTADO DO ESPÍRITO SANTO

TÍTULO ELABORAÇÃO DE PROJETO BÁSICO E EXECUTIVO PARA PAVIMENTAÇÃO E DRENAGEM DE VIA AS MARGENS DA ES 146 E CICLOVIA - ALFREDO CHAVES - ES.



PROJETO PROJETO DE SINALIZAÇÃO VIÁRIA E PLANTA DE LOCALIZAÇÃO

ESCALA INDICADA DATA OUTUBRO/2023 DESENHO PRANCHA 02/03

PREFEITO MUNICIPAL

RESP. TÉCNICO FERNANDO VIDEIRA LAFAYETTE

GERALDO BRUNORO ESTEVES
ENGENHEIRO CIVIL E ELETROTÉCNICO - CREA ES 33738/D

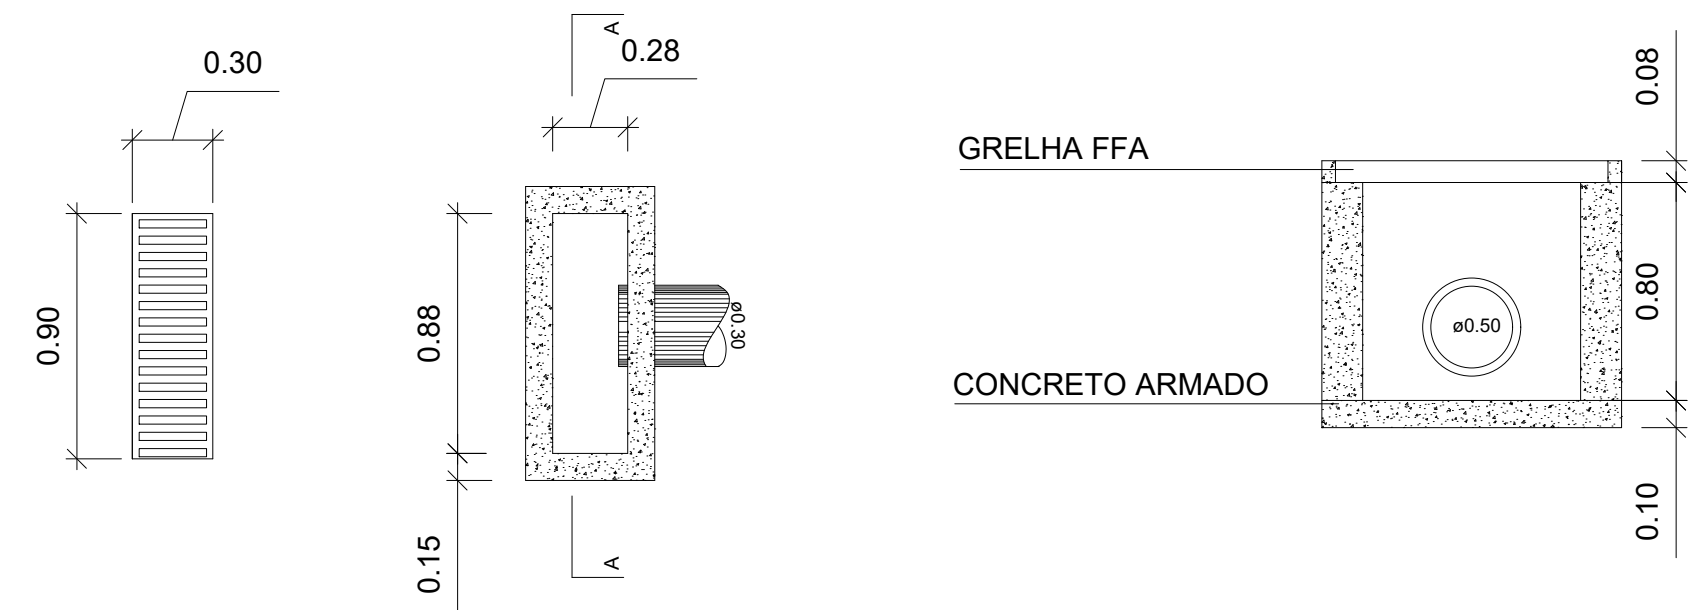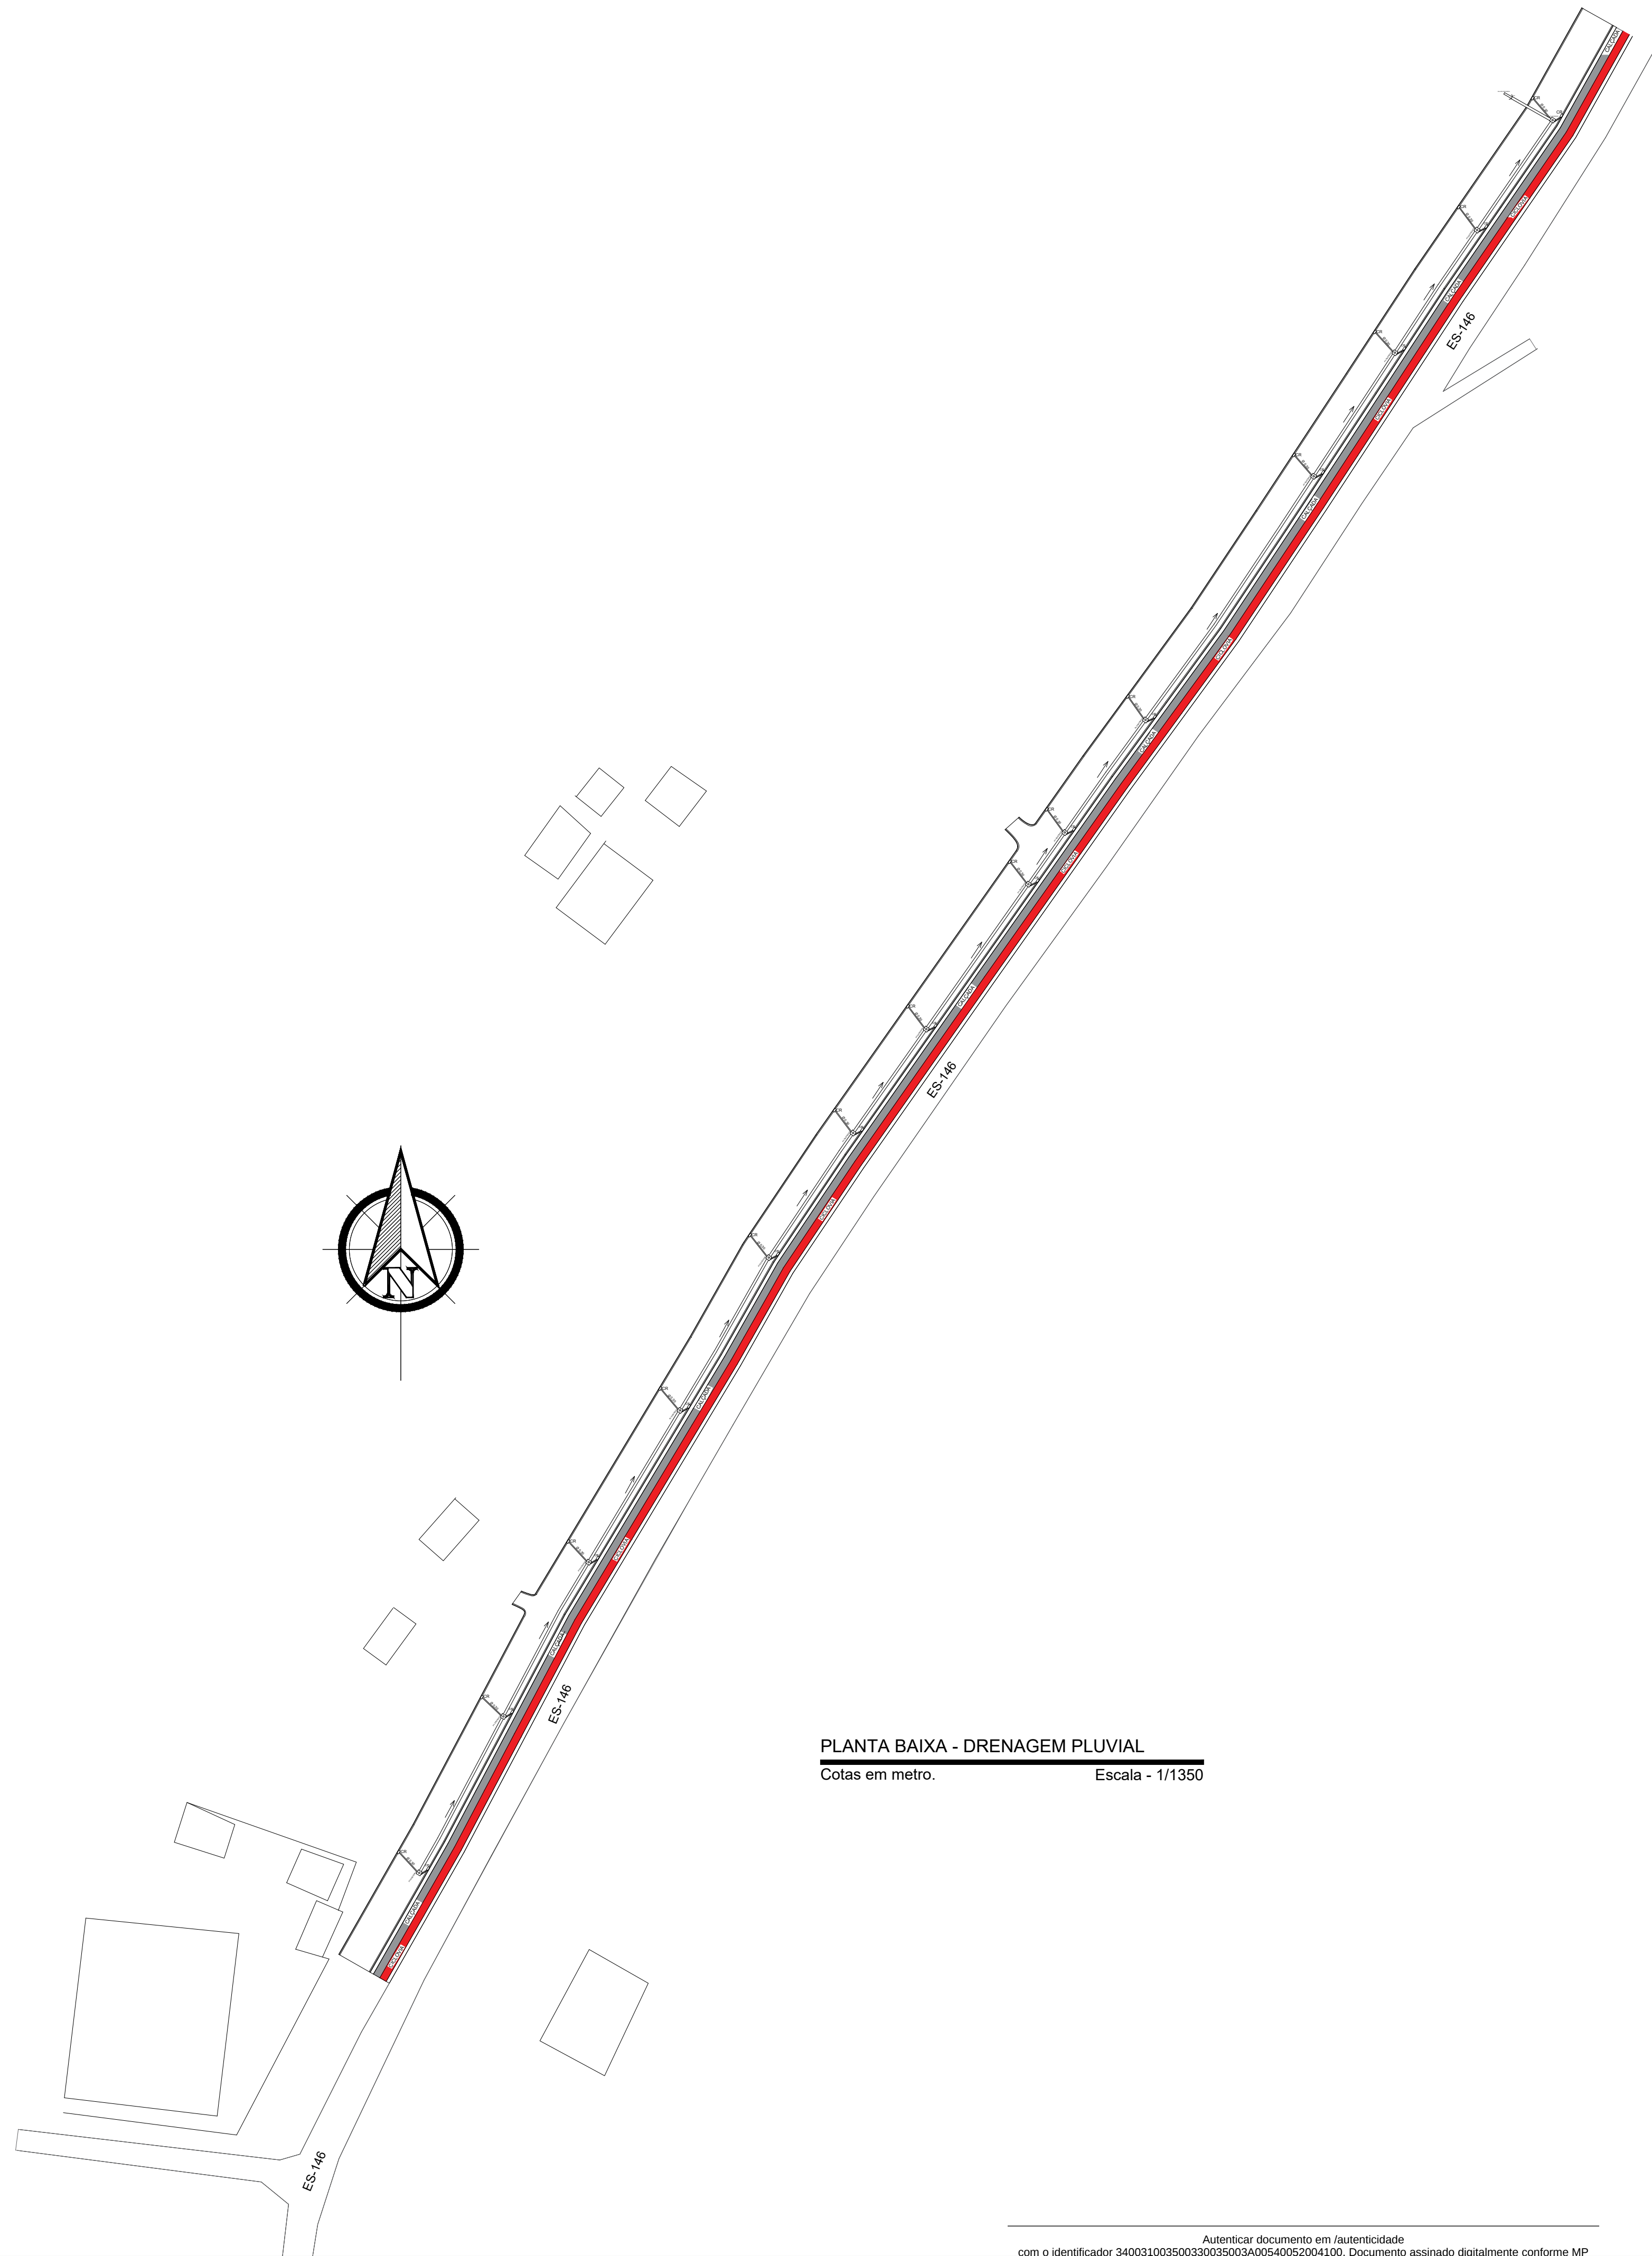

DET. CAIXA RALO (D.I 0.28 x 0.88 x 0.80)
ESC. 1/50

PLANTA BAIXA - DRENAGEM PLUVIAL
Cotas em metro. Escala - 1/1350

Geraldo Brunoro Esteves
ENGº. Civil, ENGº de Seg. de Trabalho
e Eletrotécnico
CREA ES - 33738/D

 SÓLIDA Consultoria, Engenharia e Serviços Endereço: Av. Getúlio Vargas, nº 1170, Sala 01, Centro, Alfredo Chaves - ES, CEP 29.240-000 Tel.: (071) 5269-1889 / (071) 99889-4876 E-mail: es.solda@gmail.com		CONTEÚDO: PLANTA BAIXA - DRENAGEM PLUVIAL DETALHE - CAIXA RALO	
 PREFEITURA MUNICIPAL DE ALFREDO CHAVES ESTADO DO ESPÍRITO SANTO			
TÍTULO ELABORAÇÃO DE PROJETO BÁSICO E EXECUTIVO PARA PAVIMENTAÇÃO E DRENAGEM DE VIA AS MARGENS DA ES 146 E CICLOVIA - ALFREDO CHAVES - ES.			
PROJETO PROJETO DE DRENAGEM PLUVIAL		REVISÃO	
ESCALA INDICADA	DATA OUTUBRO/2023	DESENHO	PRANCHA 03/03
PREFEITO MUNICIPAL FERNANDO VIDEIRA LAFAYETTE			
RESP. TÉCNICO GERALDO BRUNORO ESTEVES ENGENHEIRO CIVIL E ELETROTÉCNICO - CREA ES 33738/D		A1	