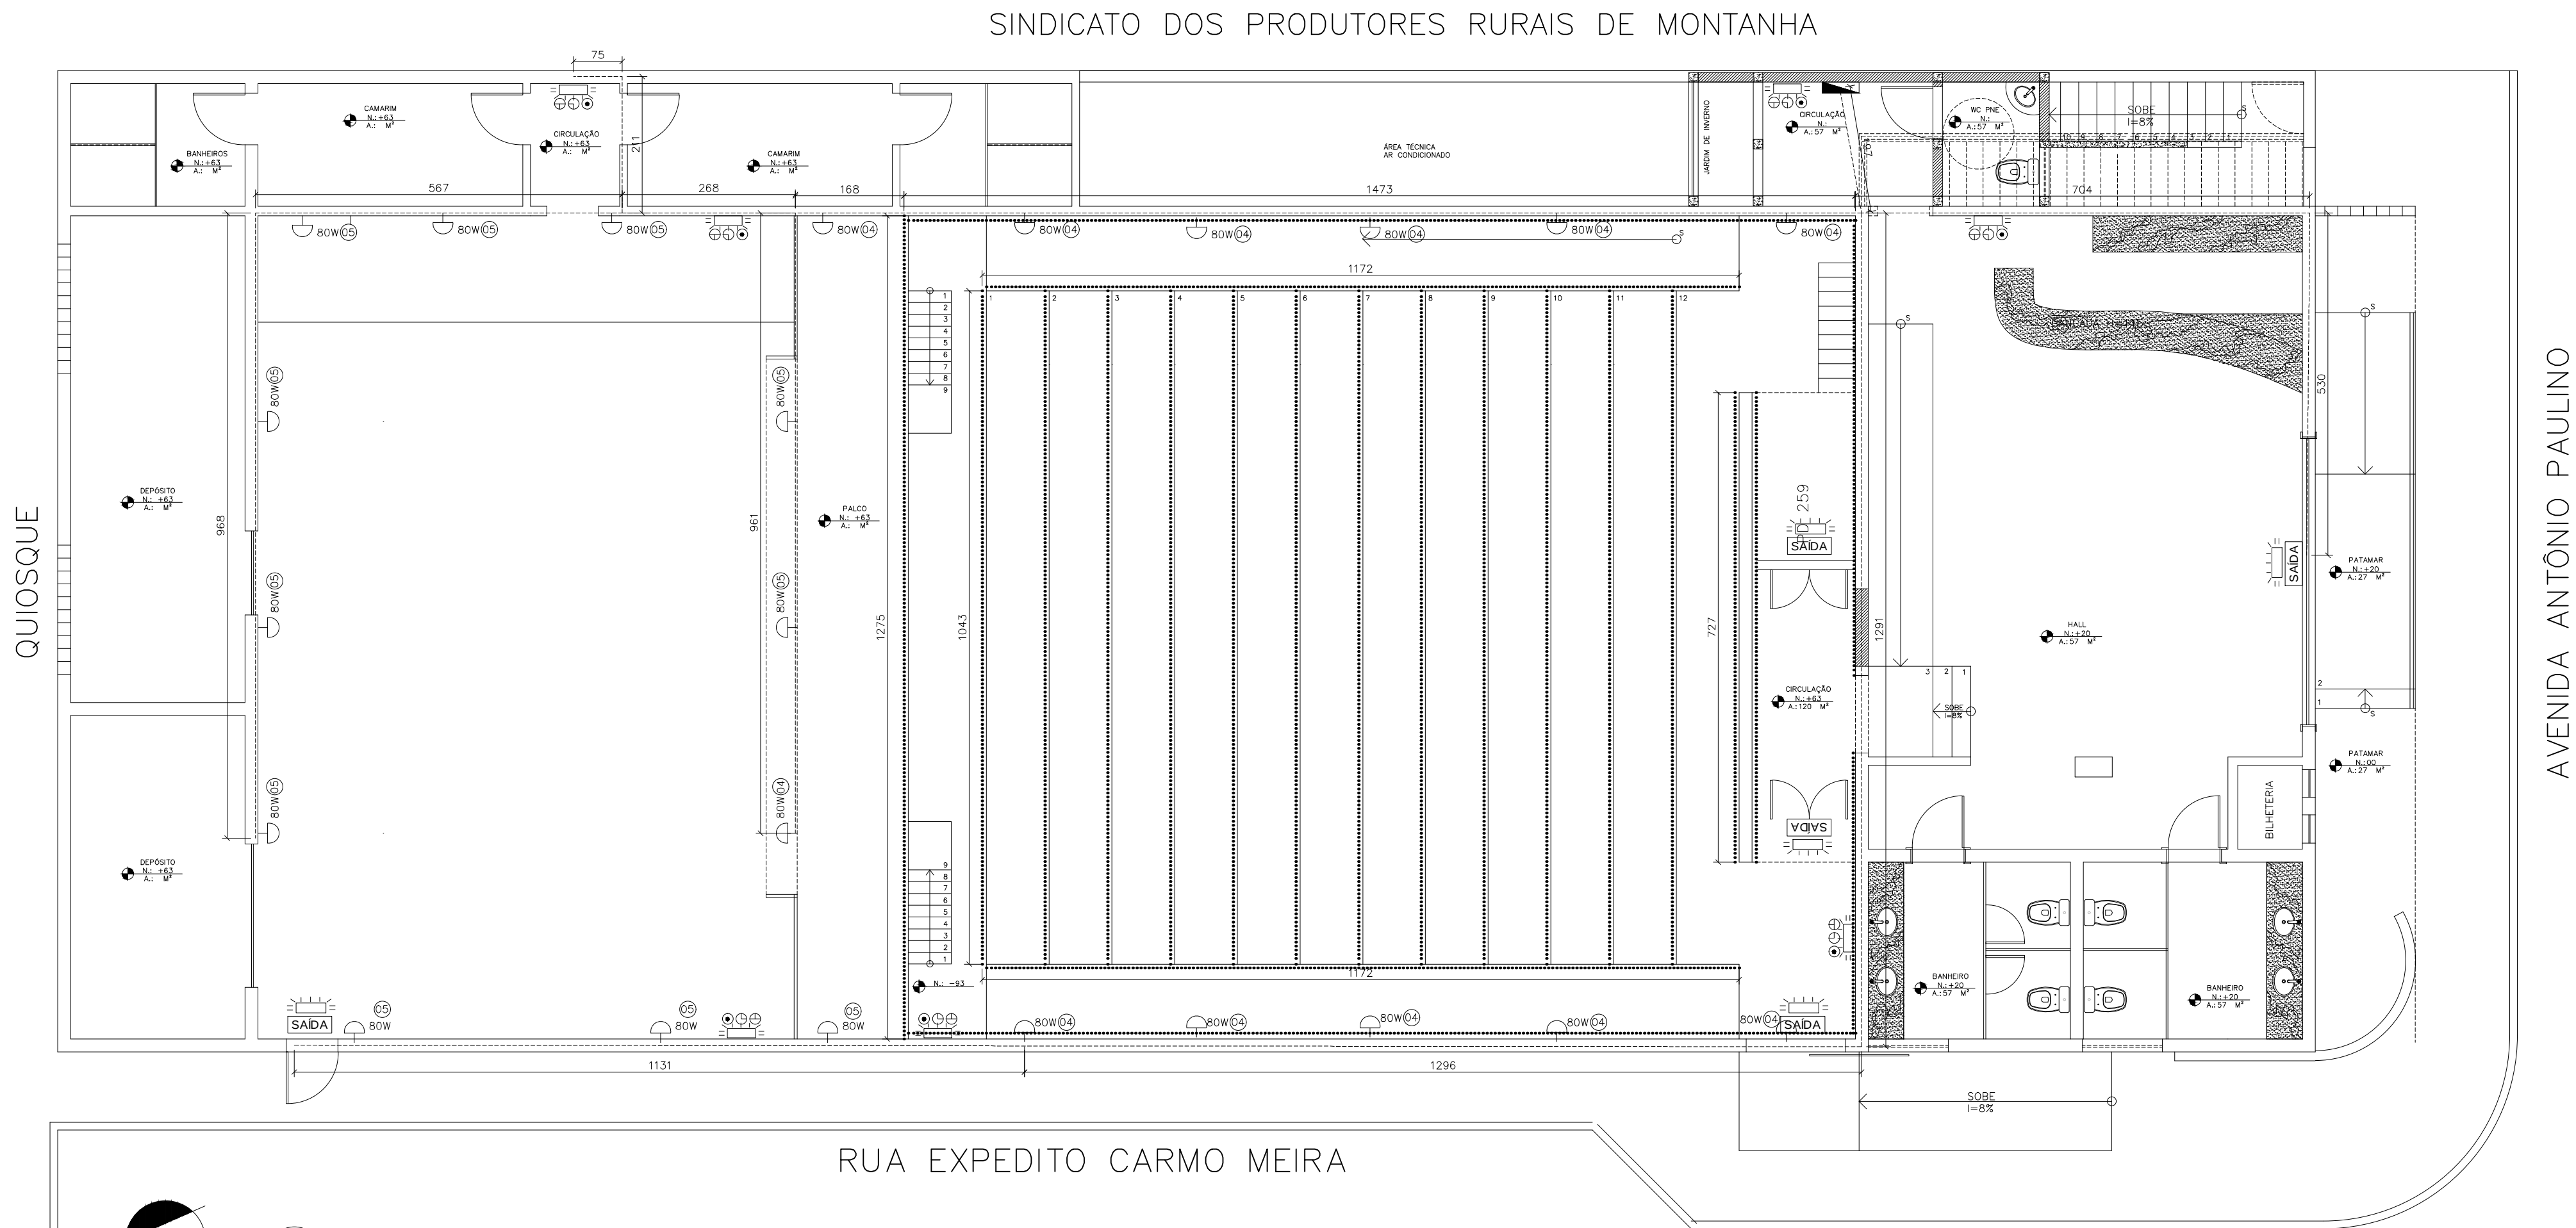



3 PLANTA BAIXA PAV. TÉRREO
ESCALA 1:100

NOTAS :
HAVERÁ UM SISTEMA DE ILUMINAÇÃO DE EMERGÊNCIA,
CONFORME MOSTRA PROJETO.
O PARA RAIO DEVERÁ SER EXECUTADO



QUADRO MEDIÇÃO								
Descrição	V (V)	Pot. total (W)	DISTÂNCIA (M)	CORRENTE (A)	DISJUNTOR (A)	CONDUTOR (MM²)	QUEDA DE TENSÃO (%)	QUANTIDADE FIOS (M)
QMD X QD1	220 V	2704	20.3	3.5	16	4	1.4	60.95

QUADRO DE DISTRIBUIÇÃO 1 – SETOR SERVIÇO								
Circuito	Descrição	V (V)	Pot. total (W)	DISTÂNCIA (M)	CORRENTE (A)	DISJUNTOR (A)	CONDUTOR (MM²)	QUEDA DE TENSÃO (%)
01	INCÊNDIO TERREO	127 V	216	74.34	0.7	10	1.5	3.4
02	INCÊNDIO SUPERIOR	127 V	108	25.43	0.9	10	1.5	0.6
03	ILUMINAÇÃO APOIO	127 V	540	70.55	1.4	10	4	2.8
04	ILUMINAÇÃO LATERAL 1	127 V	800	55.18	3.6	10	4	1.1
05	ILUMINAÇÃO LATERAL 2	127 V	1040	62.24	1.4	10	4	2.8

1 CÁLCULO ELÉTRICO

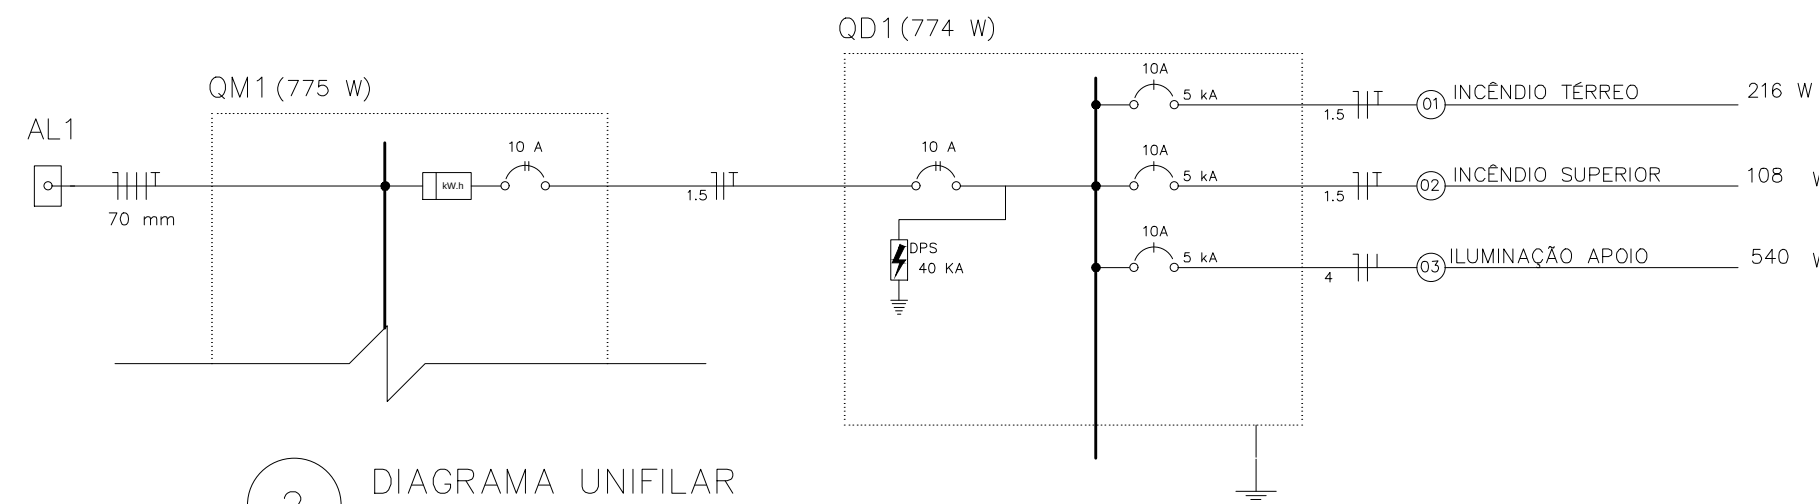

2 DIAGRAMA UNIFILAR

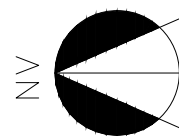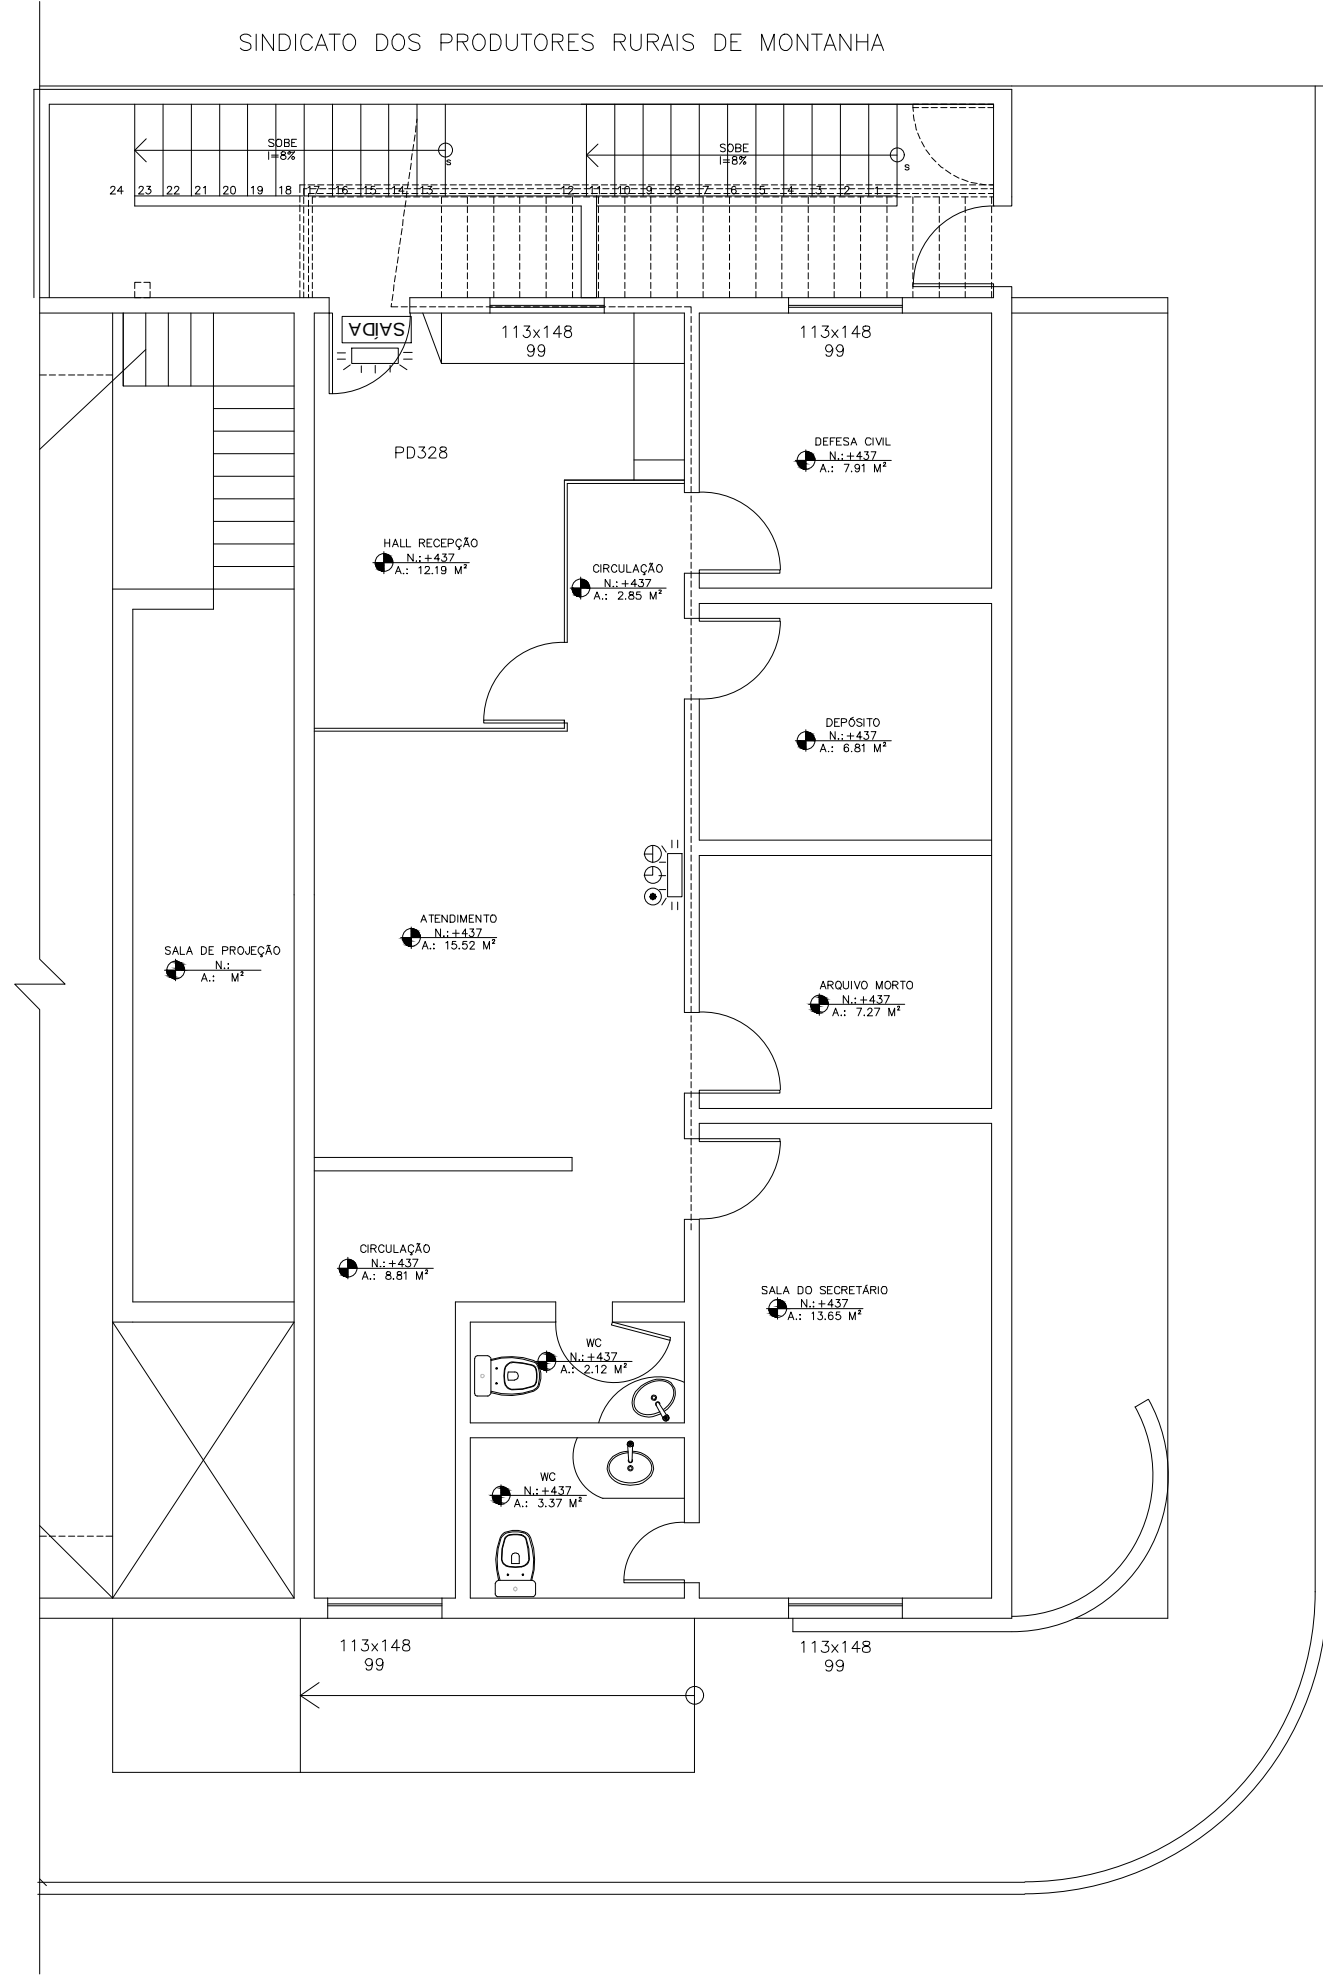

4 PLANTA BAIXA – PAV. SUPERIOR
ESCALA 1:100

QUANTITATIVO ELÉTRICO	
0.45 m3	87280 ARGAMASSA TRAÇO 1:7 (CIMENTO E AREIA MÉDIA) COM ADIÇÃO DE PLASTIFICANT E PARÁ EMBOÇO/MASSA ÚNICA/ASSENTAMENTO DE ALVENARIA DE VEDAÇÃO, PREPAR O MECÂNICO COM BETONEIRA 400 L. AF_06/2014
0.45 m3	97621 DEMOLIÇÃO DE ALVENARIA DE BLOCO FURADO, DE FORMA MANUAL.
287.74	91834 ELETRODUTO FLEXÍVEL CORRUGADO, PVC, DN 25 MM (3/4"), PARA CIRCUITOS TERMINAIS, INSTALADO EM PORRO – FORNECIMENTO E INSTALAÇÃO. AF_12/2015
218.1 m	Iluminação com cordão de led no chão 12w a cada 5 m
287.31 m	91924 CABO DE COBRE FLEXÍVEL ISOLADO, 1,5 MM²,
489.5m	91928 CABO DE COBRE FLEXÍVEL ISOLADO, 4 MM², ANTI-CHAMA 450/750 V.
6	74130/001 DISJUNTOR TERMOMAGNETICO MONOPOLAR PADRAO NEMA (AMERICANO) 10 A 30A 24
22	73953/008 Luminária p/ duas lâmpadas fluorescentes 40W, c/ difusor, completa, c/ reator duplo-127V partida rápida e alto fator de potência, soquete antivibatório e lâmpadas fluorescentes 40W-127V
TÍTULO DO PROJETO TEATRO MUNICIPAL DE MONTANHA	
PROJETO DE REFORMA DO TEATRO MUNICIPAL	
ENDEREÇO AVENIDA ANTÔNIO PAULINO, 567, CENTRO, MONTANHA-ES.	
PARA PREFEITURA MUNICIPAL DE MONTANHA	
ENDEREÇO CLIENTE PÇ OSVALDO LOPES, SN, CENTRO, MONTANHA-ES CEP 29890000	
CPF OU CNPJ 27.174.051/0001-96	
ID PROJETO 001-MO_2018	
ESCALA 1:50	
DATA ÚLTIMA REV. 14 MAIO 2019	
TIPO DO DESENHO BAIXA TENSÃO	
TIPO DO PROJETO ELÉTRICO	
PRANCHA	
09/11	

