



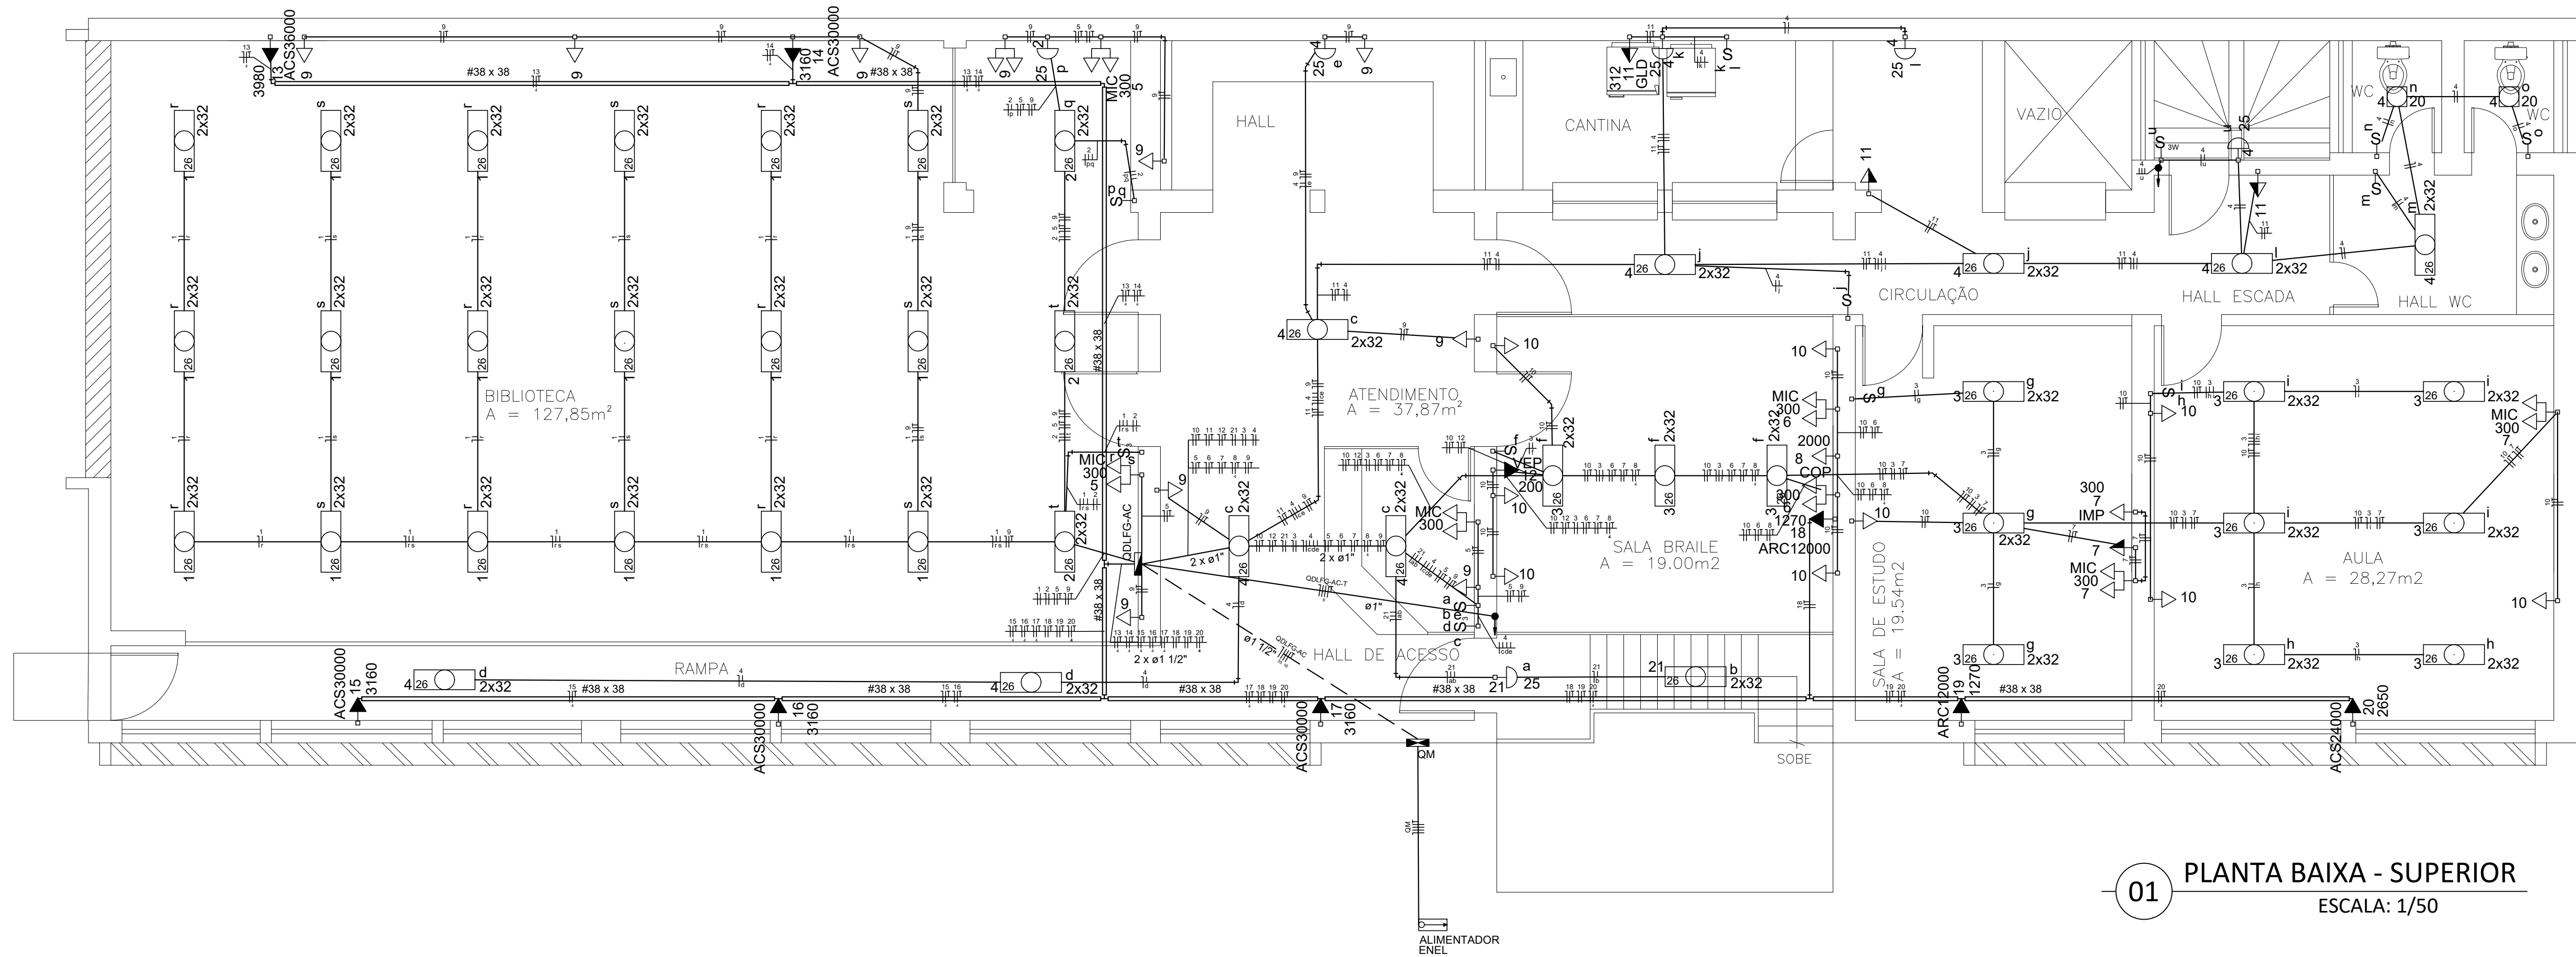

Legenda	
ACS36000	Caixa alta com cabos alimentadores e placa cega a 2,50m do piso
13 3980	Caixa de medição sobrepôr a 1,50m do piso
Entrada de serviço aérea	
Interruptor paralelo 1 tecla - 1,10m do piso	
Interruptor paralelo 2 teclas - 1,10m do piso	
Interruptor simples 1 tecla - 1,10m do piso	
Interruptor simples 2 teclas - 1,10m do piso	
Interruptor simples 3 teclas - 1,10m do piso	
Luminária pl lâmp. LED tubular 2x32W - sobrepôr	
Luminária pl fluorescente compacta 25W - parede	
Refletor de LED 30W - parede	
Luminária fluor. compacta c/ reator - sobrepôr	
Quadro de distribuição - sobrepôr a 1,50m do piso	
Tomada hexagonal (NBR 14136) - 2P+T 10 A a 0,30m do piso	
Tomada hexagonal (NBR 14136) - 2P+T 10 A a 1,10m do piso	
Tomada hexagonal dupla (NBR 14136) - 2P+T 10 A a 0,30m do piso	
Tomada universal (2) 2P+T a 0,30m do piso	
Ventilador de parede	
Eletroduto de PVC rígido embutido na alvenaria, sobre o forro ou aparente	
Eletroduto de PVC embutido no piso	
Cabos: Fase, Neutro, Retorno e Terra, respectivamente	
Perfilado perfurado 38x38mm	

OBSERVAÇÕES:
-OS ELETRODUTOS NÃO COTADOS TERÃO DIÂMETRO DE Ø 1"
-CONDUTORES NÃO COTADOS: CABO 2,5mm² CLASSE DE ISOLAMENTO 450/750V
-TOMADAS NÃO COTADAS: POTÊNCIA 100W FPM-0,92
-OBSERVAR NORMA DE CORES PARA OS CONDUTORES ELÉTRICOS: FASE (VERMELHA, BRANCA, PRETA) NEUTRO(AZUL) TERRA(VERDE)
-ALTERAÇÕES NO NÚMERO DE TOMADAS OU TIPO DE LÂMPADA IMPLICAM EM UMA POSSÍVEL MUDANÇA NA PROTEÇÃO DO CIRCUITO E DEVEM SER PREVIAMENTE COMUNICADAS AO PROJETISTA
-USAR BUCHA E ANELULA EM TODAS AS CONEXÕES DE ELETRODUTOS COM CAIXAS DE PASSAGEM E QUADROS
-DEIXAR ARAME GUIA N16 BWG EM TODA TUBULAÇÃO SECA
-TODAS AS EMENDAS DE FIOS DEVEM SER FEITAS NAS CAIXAS DE PASSAGEM
-TODA A TUBULAÇÃO DEVE SER FIXADA COM ARRACADEIRA GALVANIZADA TIPO "D", QUE DEVERÁ SER FIXADA NO TETO COM BUCHA DE NYLON E PARAFUSO GALVANIZADO
-OBEDECER A LOCAÇÃO DE CAIXAS DE TOMADAS, INTERRUPTORES E LÂMPARAS, DEFINIDOS NO PROJETO EXECUTIVO

01 PLANTA BAIXA - SUPERIOR
ESCALA: 1/50

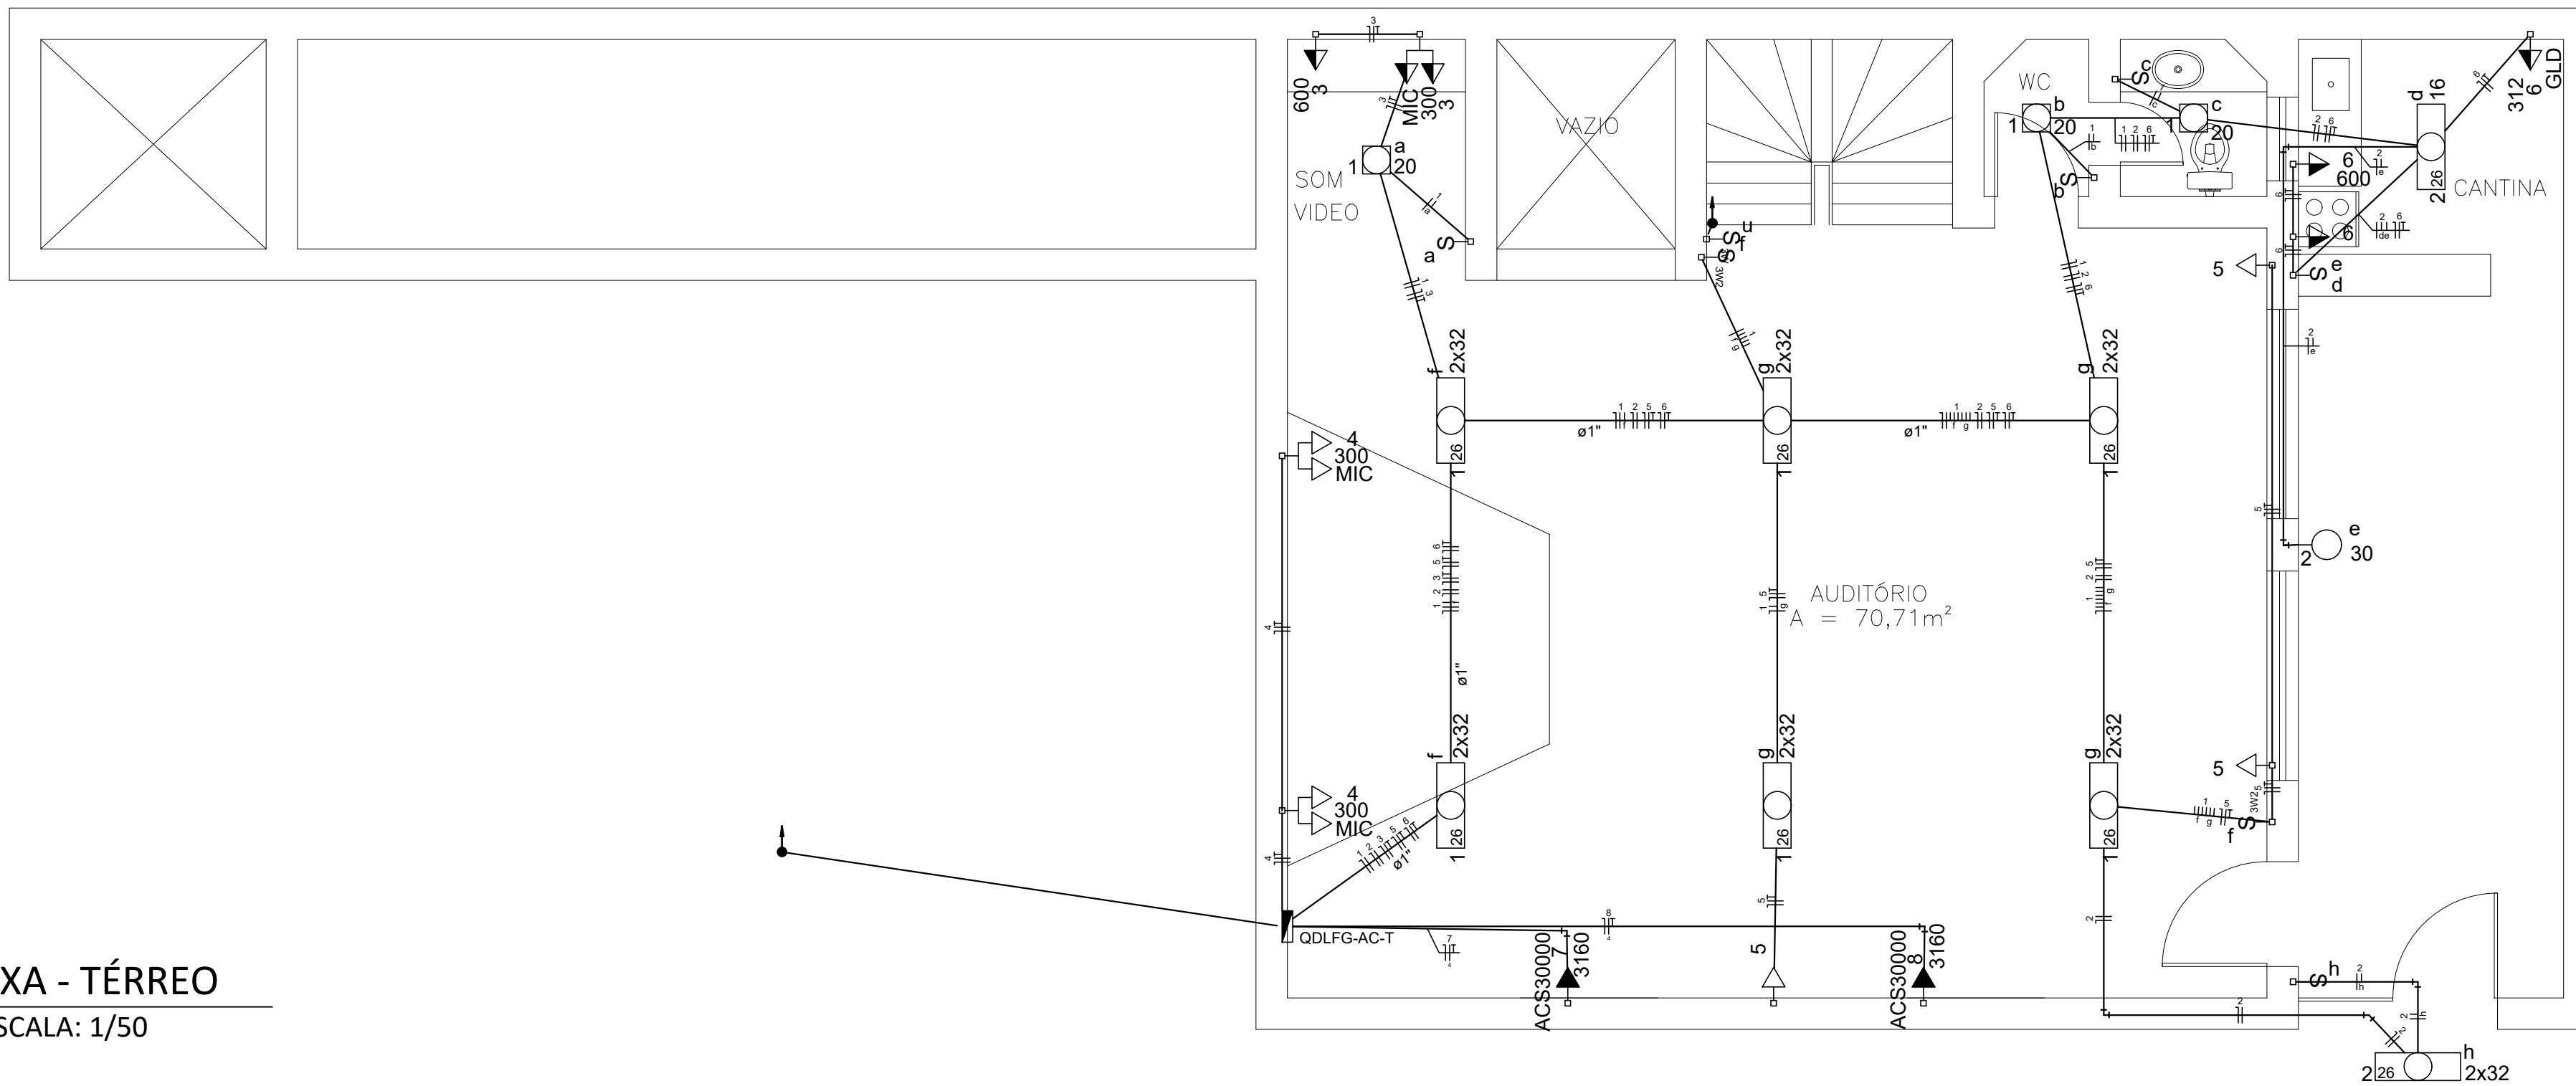

02 PLANTA BAIXA - TÉRREO
ESCALA: 1/50

 IGUATU PREFEITURA DE IGUATU	PREFEITURA MUNICIPAL DE IGUATU-CE		
SEINFRA - SECRETARIA DE INFRAESTRUTURA E SERVIÇOS PÚBLICOS			
OBRA:	REFORMA DAS BIBLIOTECA PÚBLICA MUNICIPAL		
PROJETO:	PROJETO ELÉTRICO		
LOCALIDADE:	BAIRRO CENTRO - IGUATU/CE		
CONTEÚDO:	PLANTA BAIXA GERAL - SUPERIOR	ESCALA: 1:50	PRANCHAS:
	PLANTA BAIXA GERAL - TÉRREO	1:50	01/02
	LEGENDA	Sem	
RESPONSÁVEL TÉCNICO:	DATA:		DESENHO:
	MAIO / 2025		