


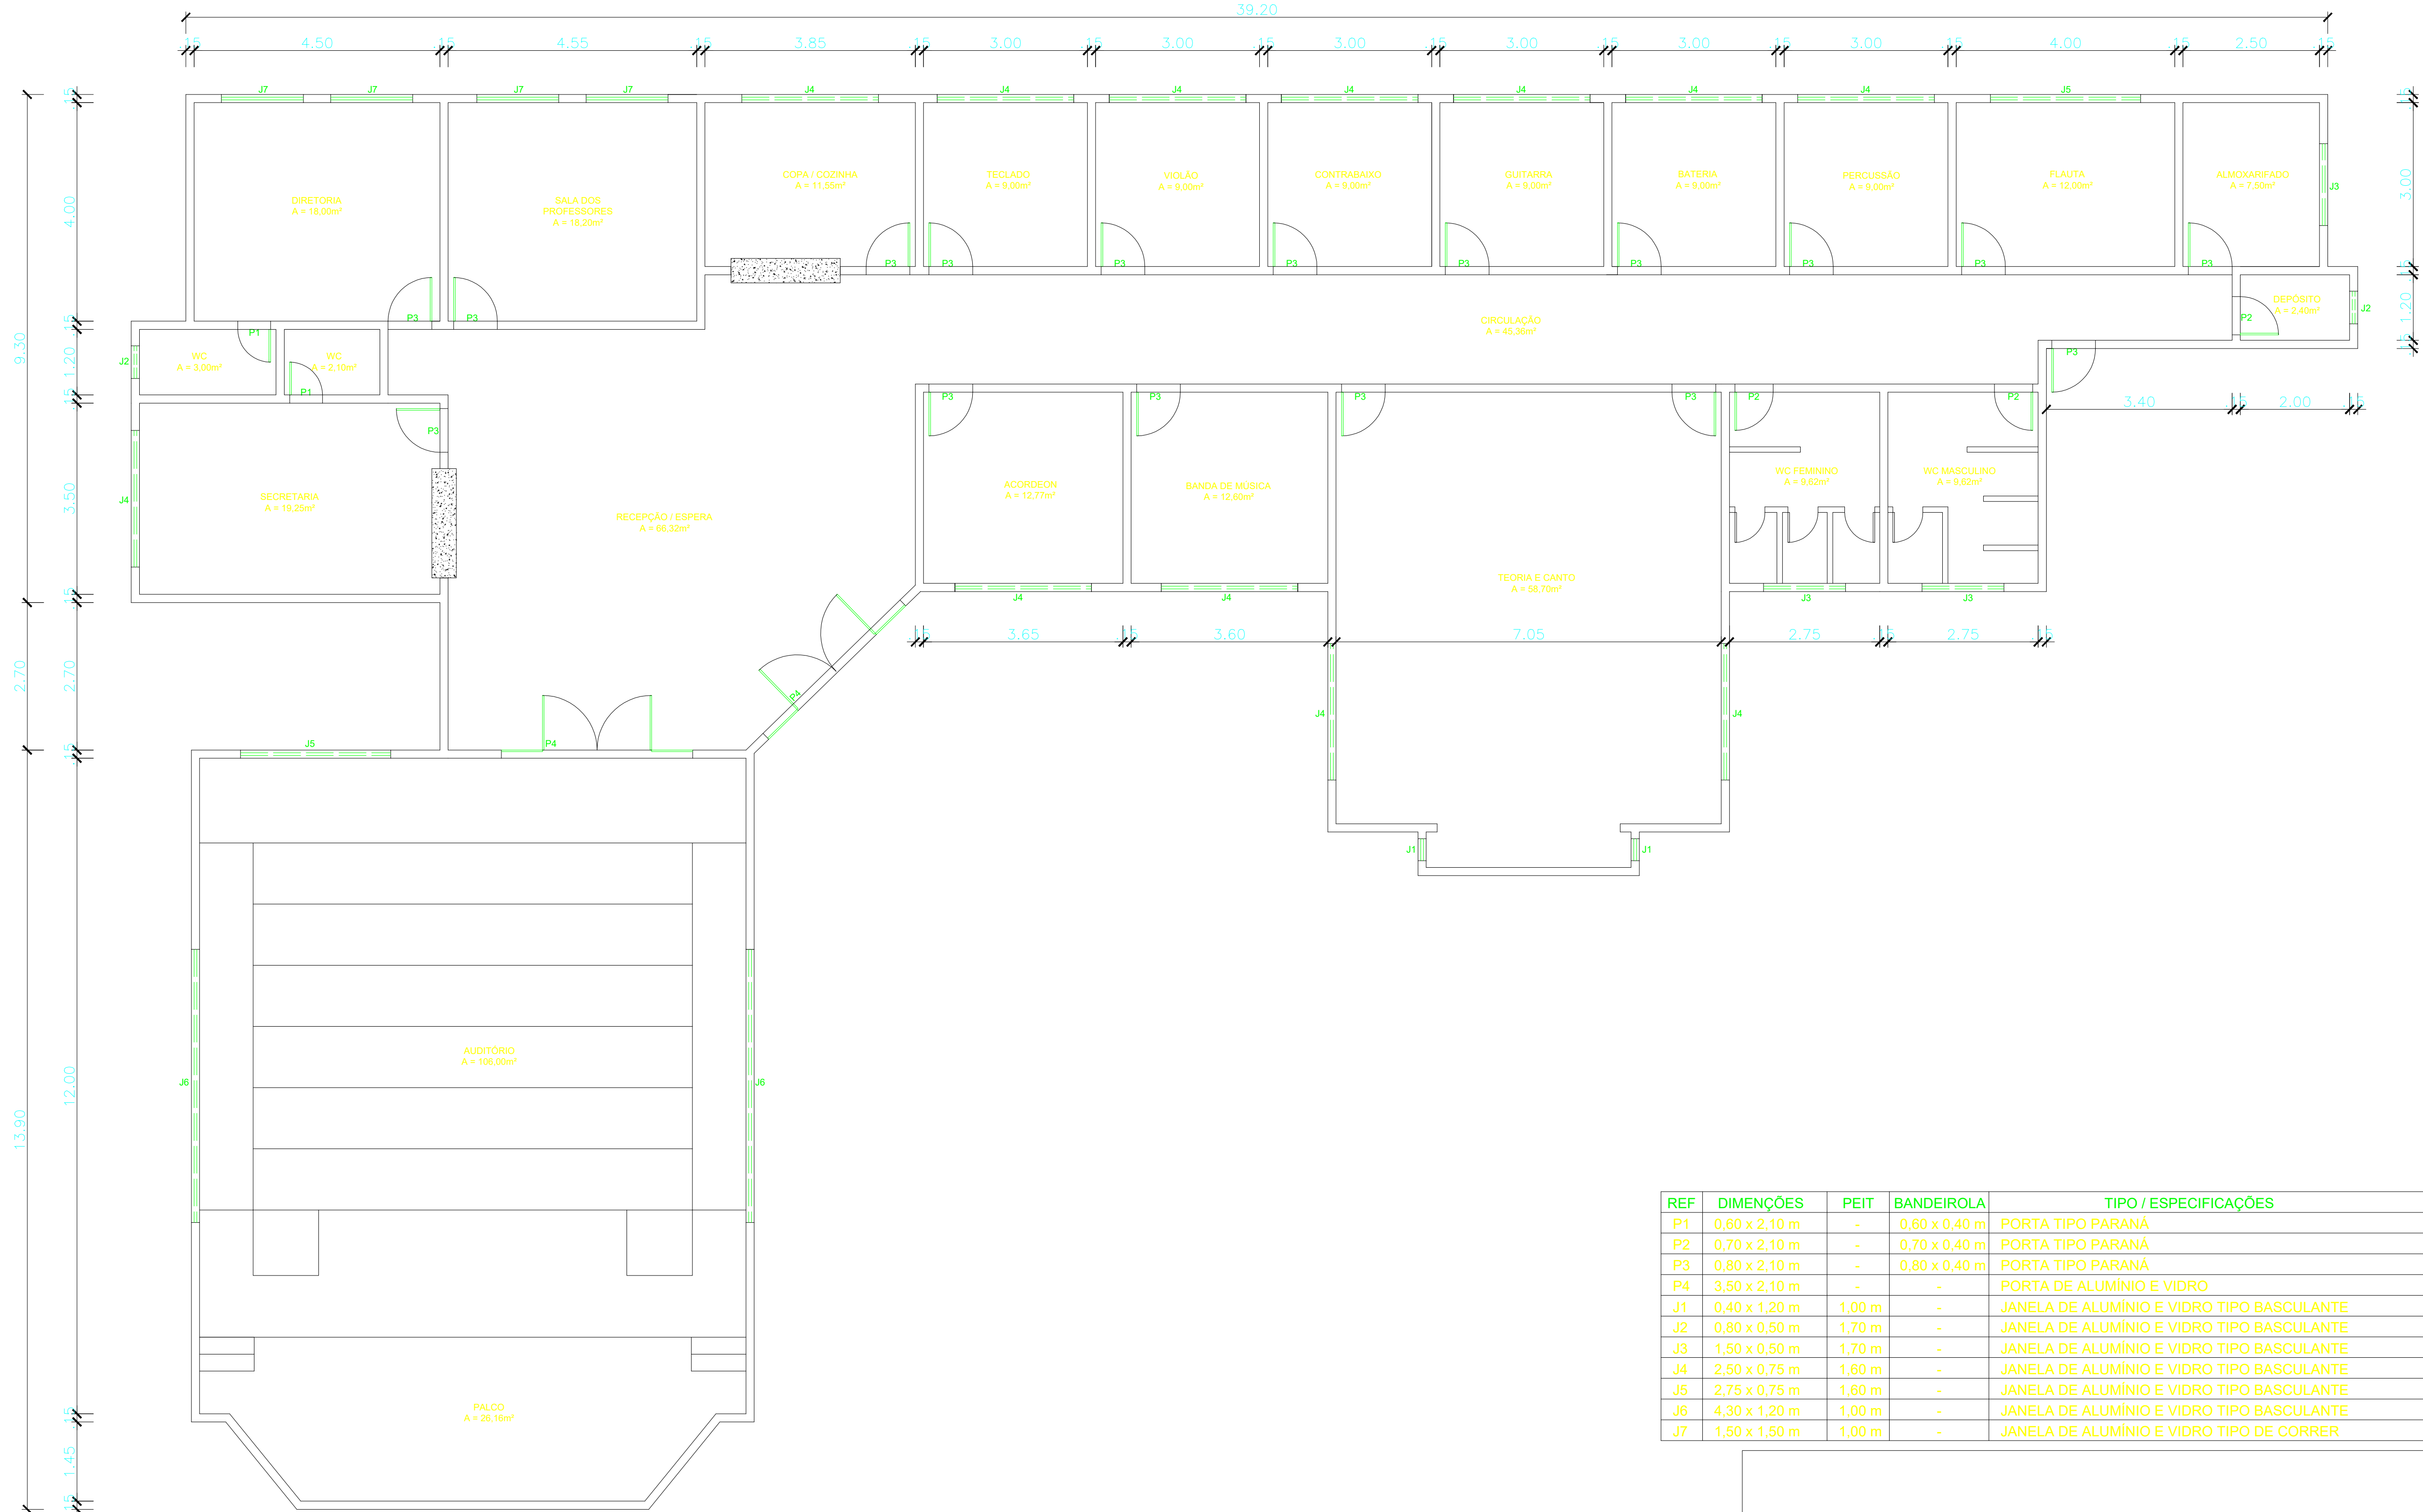

01 PLANTA BAIXA
ESC. 1/100

REF	DIMENÇÕES	PEIT	BANDEIROLA	TIPO / ESPECIFICAÇÕES
P1	0,60 x 2,10 m	-	0,60 x 0,40 m	PORTA TIPO PARANÁ
P2	0,70 x 2,10 m	-	0,70 x 0,40 m	PORTA TIPO PARANÁ
P3	0,80 x 2,10 m	-	0,80 x 0,40 m	PORTA TIPO PARANÁ
P4	3,50 x 2,10 m	-	-	PORTA DE ALUMÍNIO E VIDRO
J1	0,40 x 1,20 m	1,00 m	-	JANELA DE ALUMÍNIO E VIDRO TIPO BASCULANTE
J2	0,80 x 0,50 m	1,70 m	-	JANELA DE ALUMÍNIO E VIDRO TIPO BASCULANTE
J3	1,50 x 0,50 m	1,70 m	-	JANELA DE ALUMÍNIO E VIDRO TIPO BASCULANTE
J4	2,50 x 0,75 m	1,60 m	-	JANELA DE ALUMÍNIO E VIDRO TIPO BASCULANTE
J5	2,75 x 0,75 m	1,60 m	-	JANELA DE ALUMÍNIO E VIDRO TIPO BASCULANTE
J6	4,30 x 1,20 m	1,00 m	-	JANELA DE ALUMÍNIO E VIDRO TIPO BASCULANTE
J7	1,50 x 1,50 m	1,00 m	-	JANELA DE ALUMÍNIO E VIDRO TIPO DE CORRER



CLIENTE:
PREFEITURA MUNICIPAL DE IGUATU

PROJETO:
REFORMA DA ESCOLA DE MÚSICA HUMBERTO TEIXEIRA

ENDEREÇO:
RUA 27 DE NOVEMBRO, BAIRRO PRADO, IGUATU - CE

PROJETO:
ARQUITETURA

DESENHO:
PLANTA BAIXA E QUADRO DE ESQUARIAS

ESCALA:
1/100

PRANCHA:
01/02

RESPONSÁVEL TÉCNICO:

DATA:

DESENHO:
DAVI RODRIGUES